



A–A

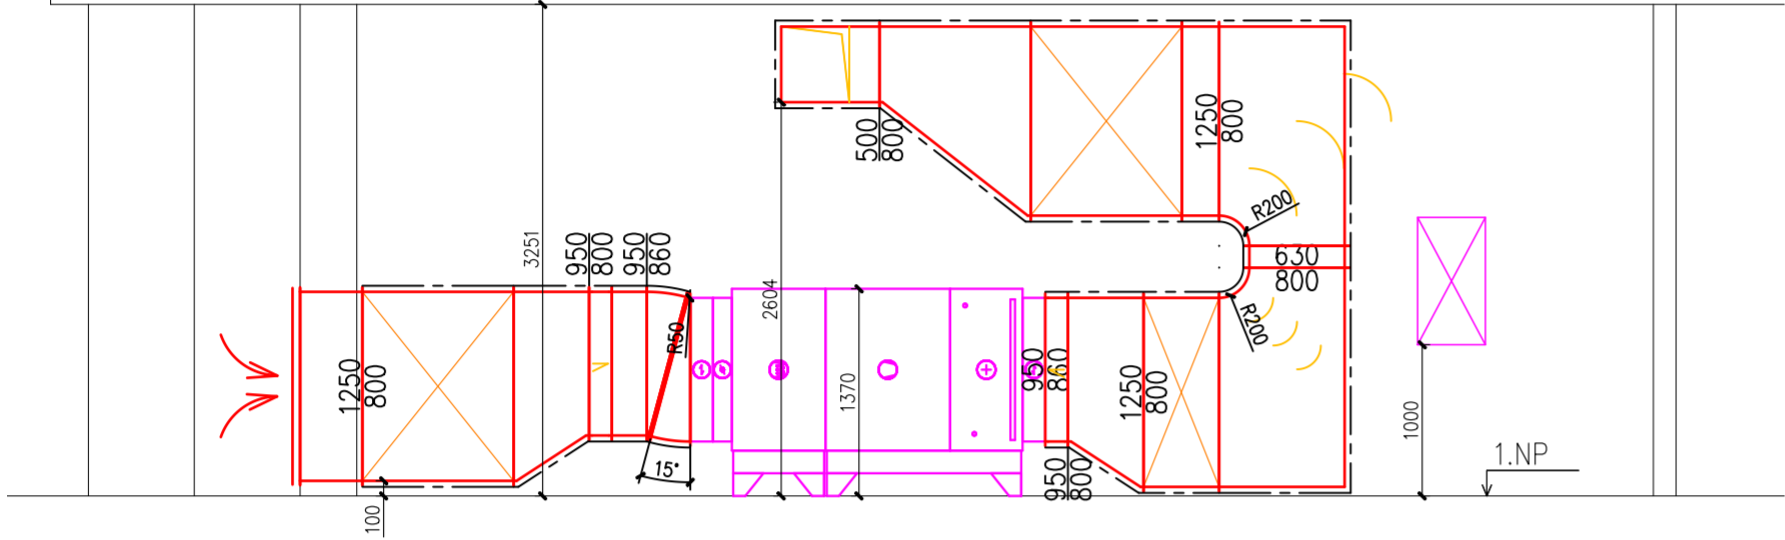

B–B

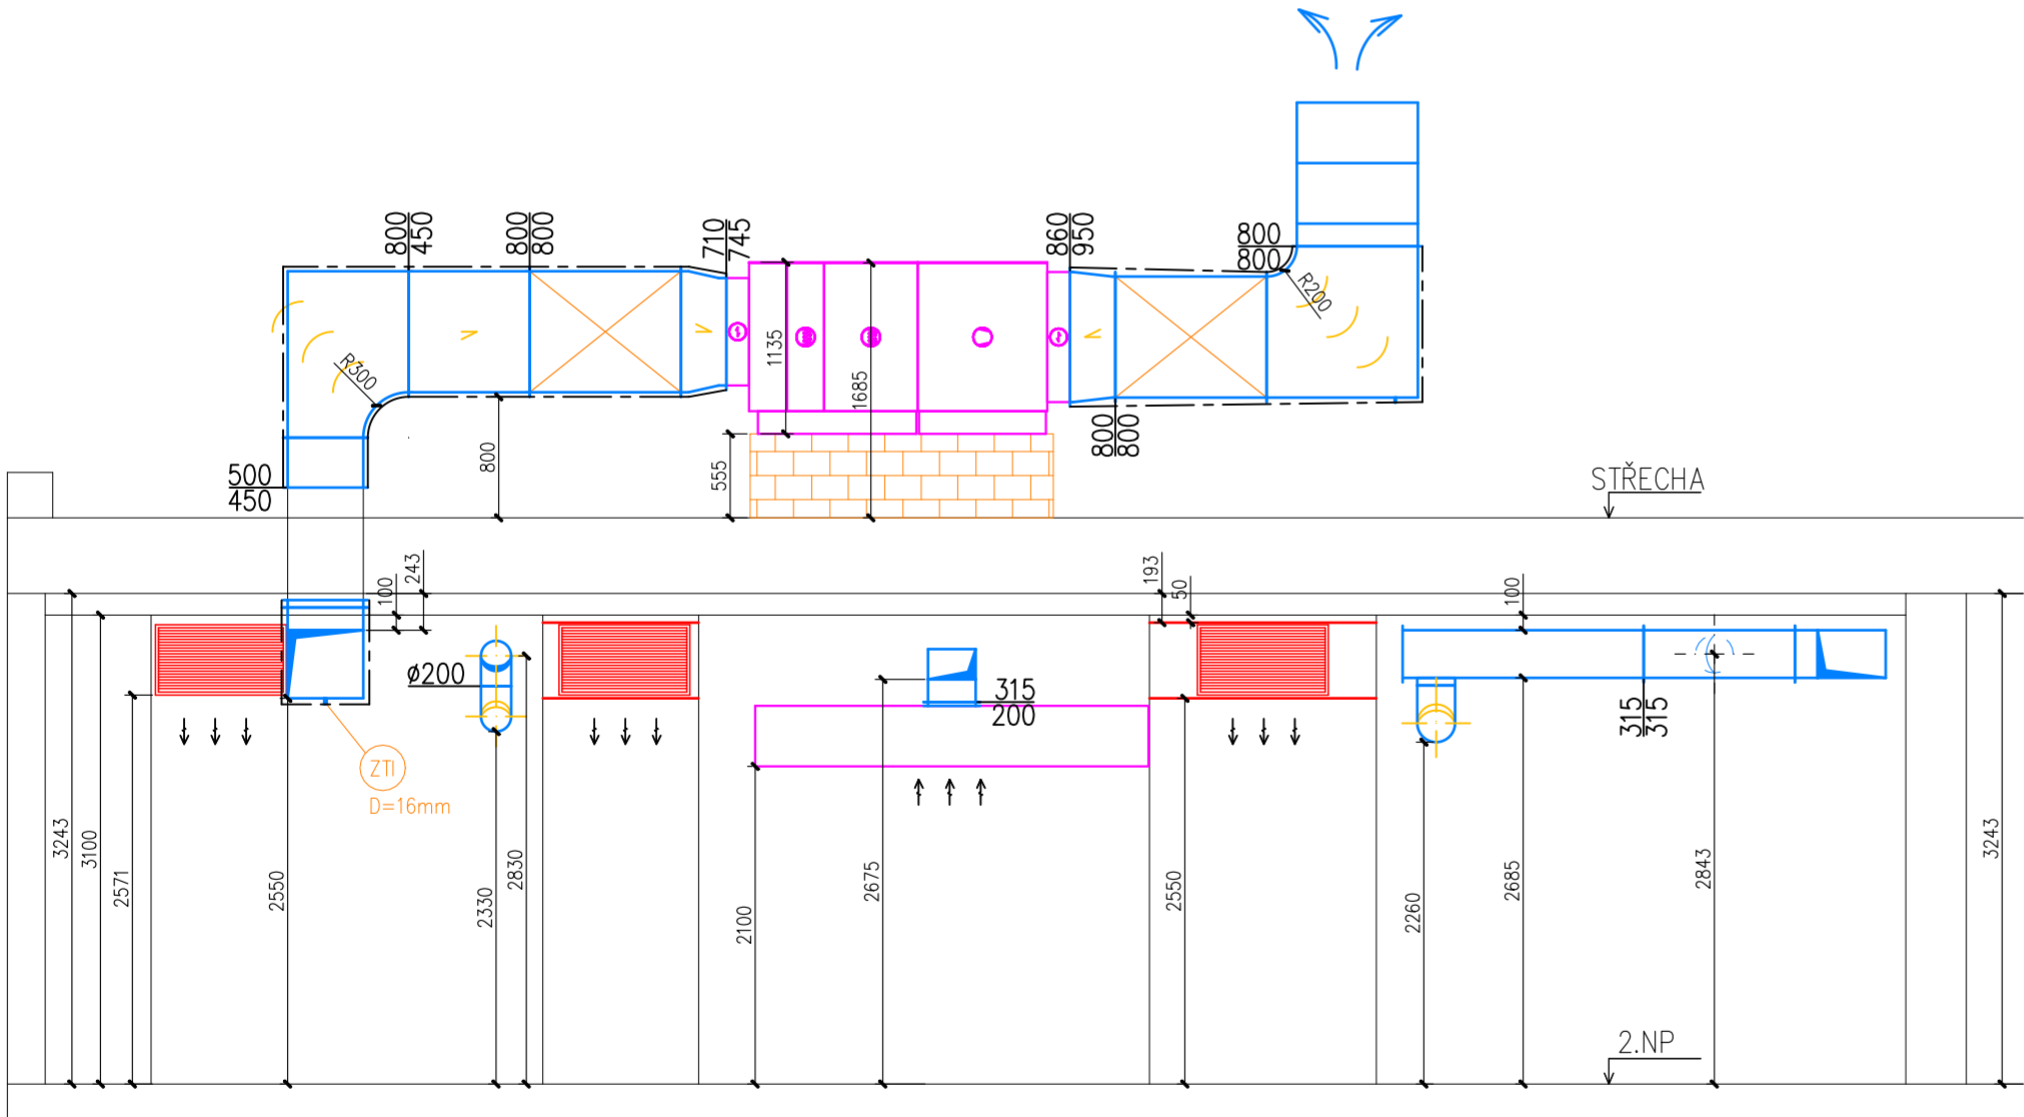

LEGENDA VZT :

- PRÍVODNÍ VZT POTRUBÍ
- ODVODNÍ VZT POTRUBÍ
- SÁNÍ – VZT POTRUBÍ
- VÝFUK – VZT POTRUBÍ
- POŽADAVKY NA OSTATNÍ PROFESE
- PRÍVODNÍ/ODVODNÍ POTRUBÍ KRUHOVÉ/SPIRO
- PRÍVOD. OBJEMOVÝ PRŮTOK VZDUCHU  
ČÍSLO ZAŘÍZENÍ  
ODVOD. OBJEMOVÝ PRŮTOK VZDUCHU
- OHEBNÁ HADICE
- TEPELNÁ IZOLACE
- POŽÁRNÍ IZOLACE
- TLUMIČ HLUKU
- TLUMIČ HLUKU KRUHOVÝ
- PRÍVODNÍ/ODVODNÍ TALÍŘOVÝ VENTIL
- PRÍVODNÍ/ODVODNÍ ANEMOSTAT/ČISTÉ NÁSTAVCE
- VÝFUKOVÁ A SACÍ ŽALUZIE
- REGULAČNÍ Klapka
- STĚNOVÁ, DVEŘNÍ MŘÍŽKA
- PRŮTOK VZDUCHU POD DVEŘMI BEZ PRAHU
- VZT STOUPAČKA
- REVIZNÍ OTVOR
- SERVOPOHON
- POŽÁRNÍ Klapka
- REGULÁTOR PRŮTOKU VZDUCHU
- PRÍVODNÍ/ODVODNÍ VÝUSTKA

POZNÁMKA

- KONTROLNÍ A REVIZNÍ OTVORY V PODHLEDU ZAJISTI STAVBA DLE SKUTEČNÉHO STAVU.
- REVIZNÍ A SERVISNÍ OTVORY PRO NAVRHOVANÁ ZAŘÍZENÍ MUSÍ SPLŇOVAT POŽADAVKY DANÉHO VÝROBCE A MUSÍ BÝT NEUSTÁLE PŘÍSTUPNÁ.
- VZHLED K PROSTOROVÝM NÁROKUM VZT SYSTÉMU, JE NUTNÉ VEŠKERÉ KOMPONENTY SYSTÉMU VZT MONTOVAT PŘED OSTATNÍMI PROFESEMI.
- REALIZAČNÍ FIRMA JE POVINNA SI TRASY VZT A CU POTRUBÍ VYMĚŘIT NA TRASE V ZÁVISLOSTI NA SKUTEČNOSTI
- ROZMÍSTĚNÍ DISTRIBUČNÍCH ELEMENTŮ BUDE UPŘESNĚNO NA STAVBĚ REALIZAČNÍ FIRMOU DLE SKUTEČNÉHO STAVU
- POTRUBÍ VE VÝKRESE UVEDENÉ JAKO TEP. IZOLOVANÉ BUDE IZOLOVÁNO DLE POPISU VE VÝKRESE A TZ.
- VZT JEDNOTKY BUDOU KE VZDUCHOVODŮM PŘIPOJENY POMOCÍ PRUŽNÝCH MAŽET, VIZ SPECIFIKACE.
- VZT A KLM JEDNOTKY BUDOU ULOŽENY NA PRUŽNÉM ULOŽENÍ – RÝHOVANÁ GUMA.
- CHLADIVOVÉ POTRUBÍ BUDE IZOLOVÁNO TEP. IZOLACÍ
- MIN. DÉLKA PŘÍPOJENÍ DISTRIBUČNÍHO ELEMENTU FLEXI HADICÍ S TEPELNOU/HLUKOVOU IZOLACÍ BUDE 1,5 m
- PROJEKT NEZAHRAŇUJE DÍLENSKOU, VÝROBNÍ DOKUMENTACI ZHOTOVITELE

JAN BOSÁK, IČ: 05368588, TELEVIZNÍ 2618 ROŽNOV POD RADHOŠTĚM		<div><div><div></div><div>Projekční a inženýrská činnost v oboru VZT</div></div></div>	
ZODP. PROJEKTANT:	ING. JAN BOSÁK	<div><div><div></div><div>Ing. Jan Bosák</div></div></div>	
VYPRACOVAL:	ING. JAN BOSÁK		
KONTROLOVAL:	ING. JAN BOSÁK		
Investor: MĚSTO ODRY, MASARYKOVO NÁMĚSTÍ 16/25. 742 25 ODRY		FORMÁT:	4x A4
Projekt: REKONSTRUKCE VĚTRÁNÍ KUCHYNĚ Pohořská 1010 / 8 Odry 742 35		DATUM:	09/2024
Profese: VZDUCHOTECHNIKA		STUPEŇ:	DPS
		Č. ZAKÁZKY:	240807
Obsah: ŘEZY		Č. PARÉ:	
		MĚŘÍTKO 1:50	Č. VÝKRESU 08