



PŮDORYS 1.S – VYSTROJENÍ
M 1:50

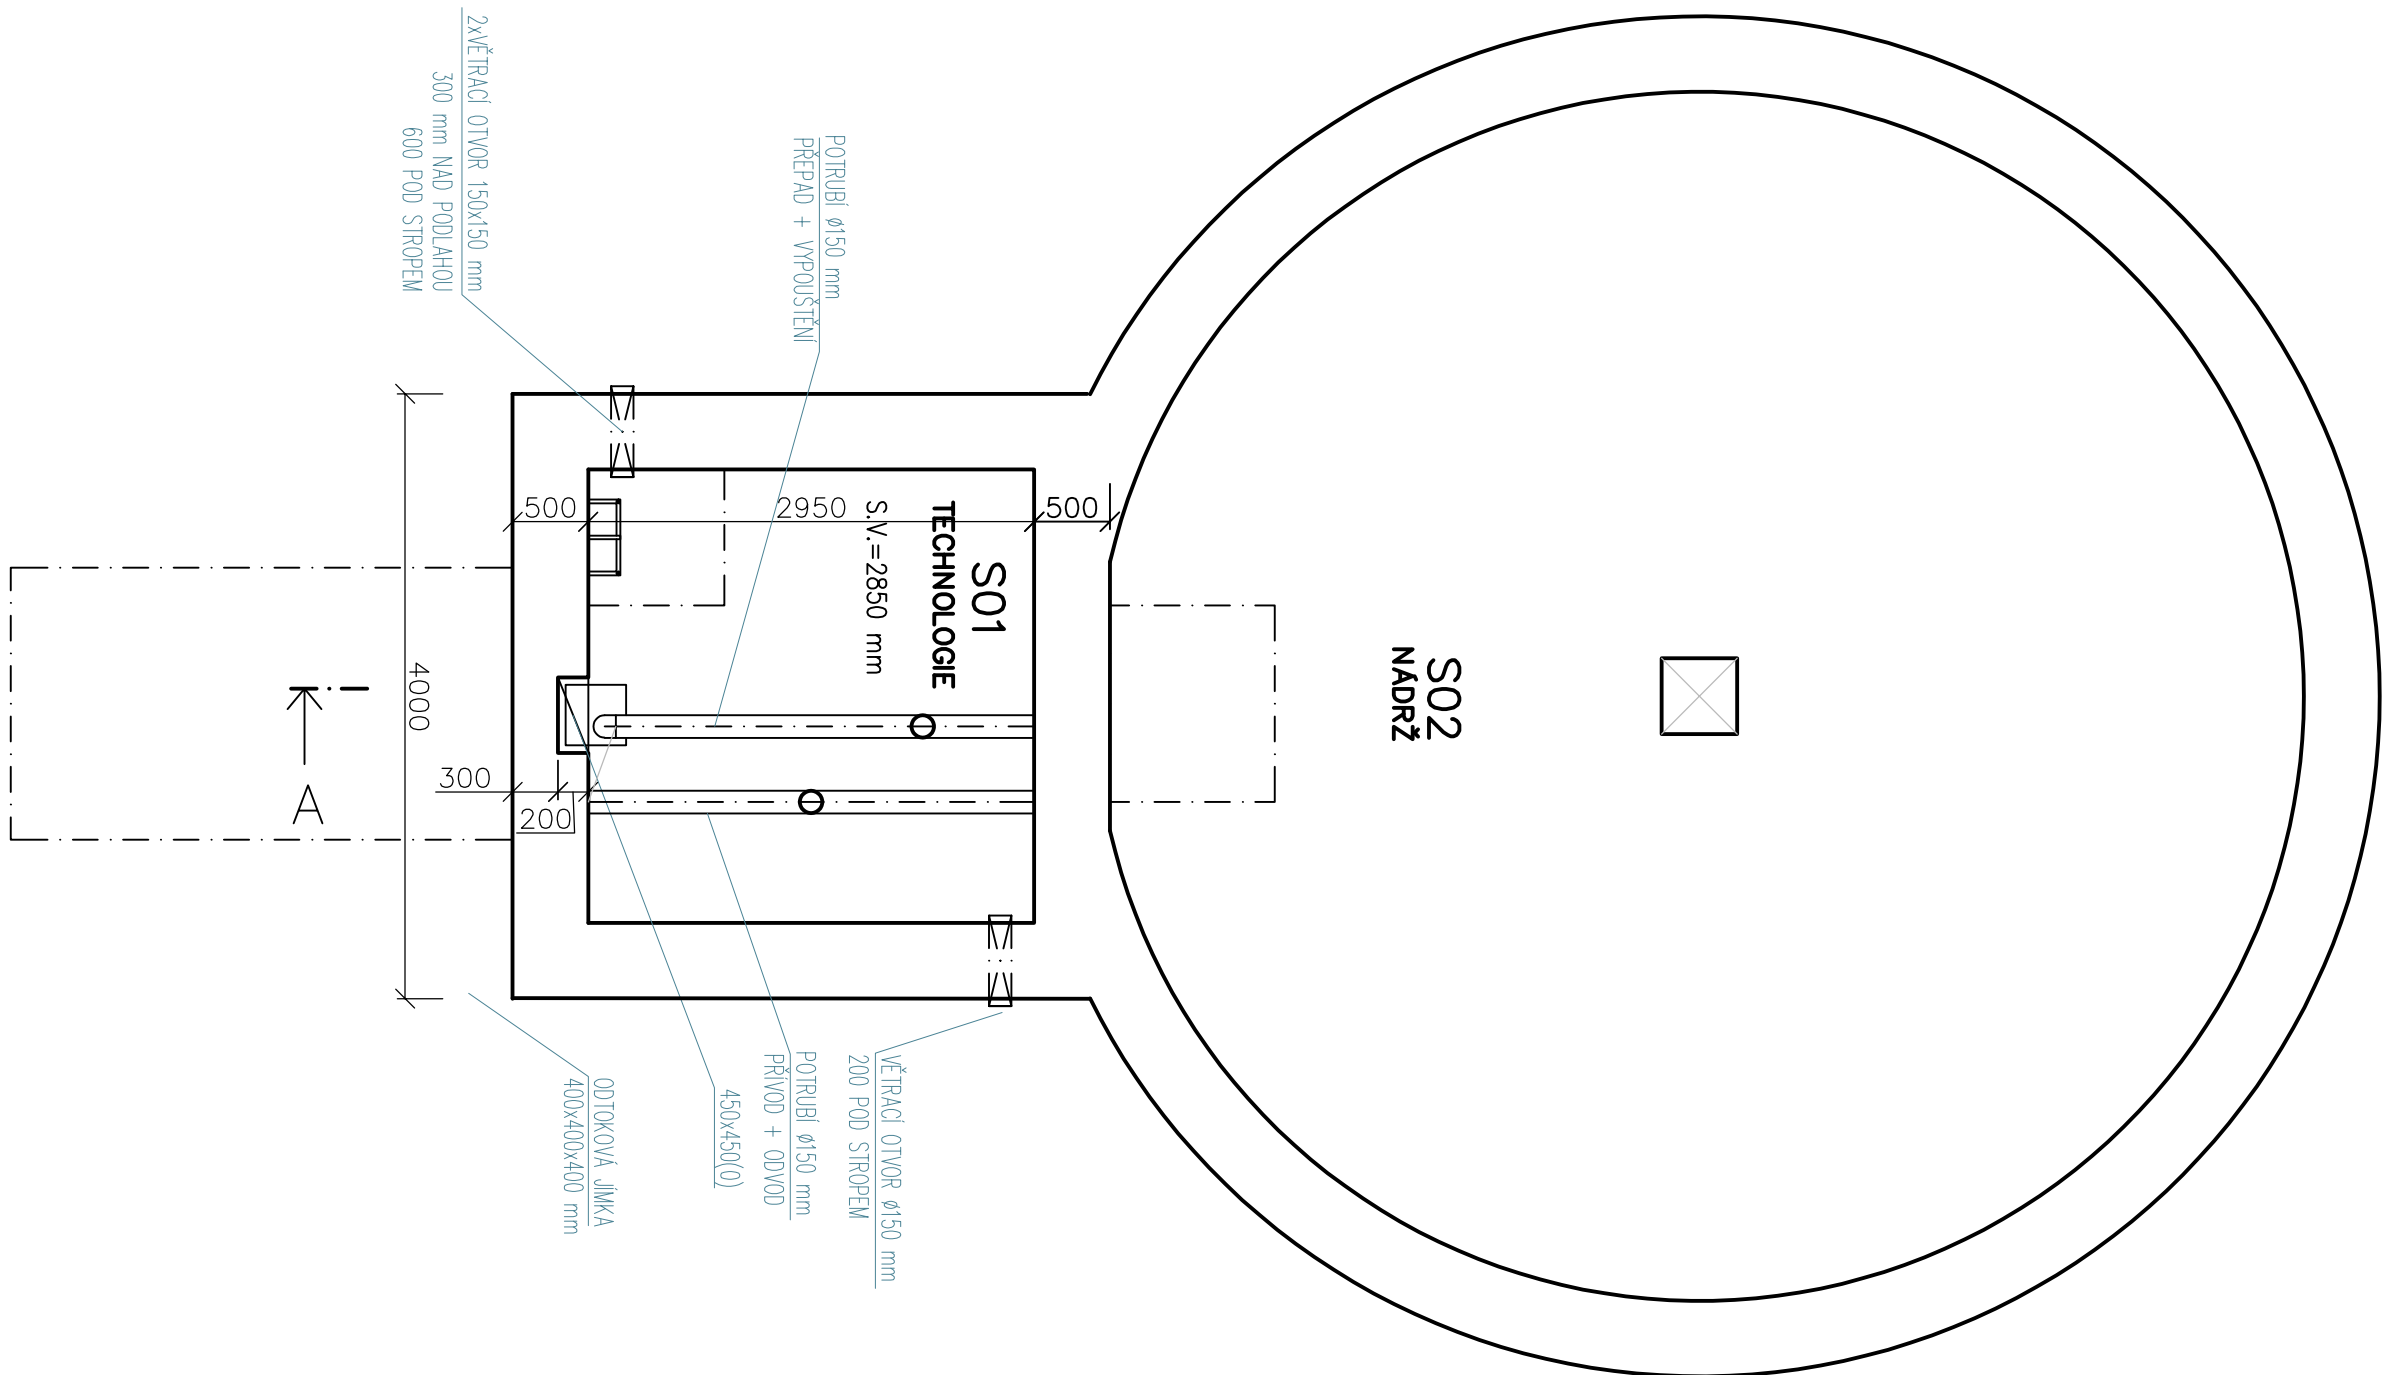

ŘEZ B-B' – VYSTROJENÍ
M 1:50

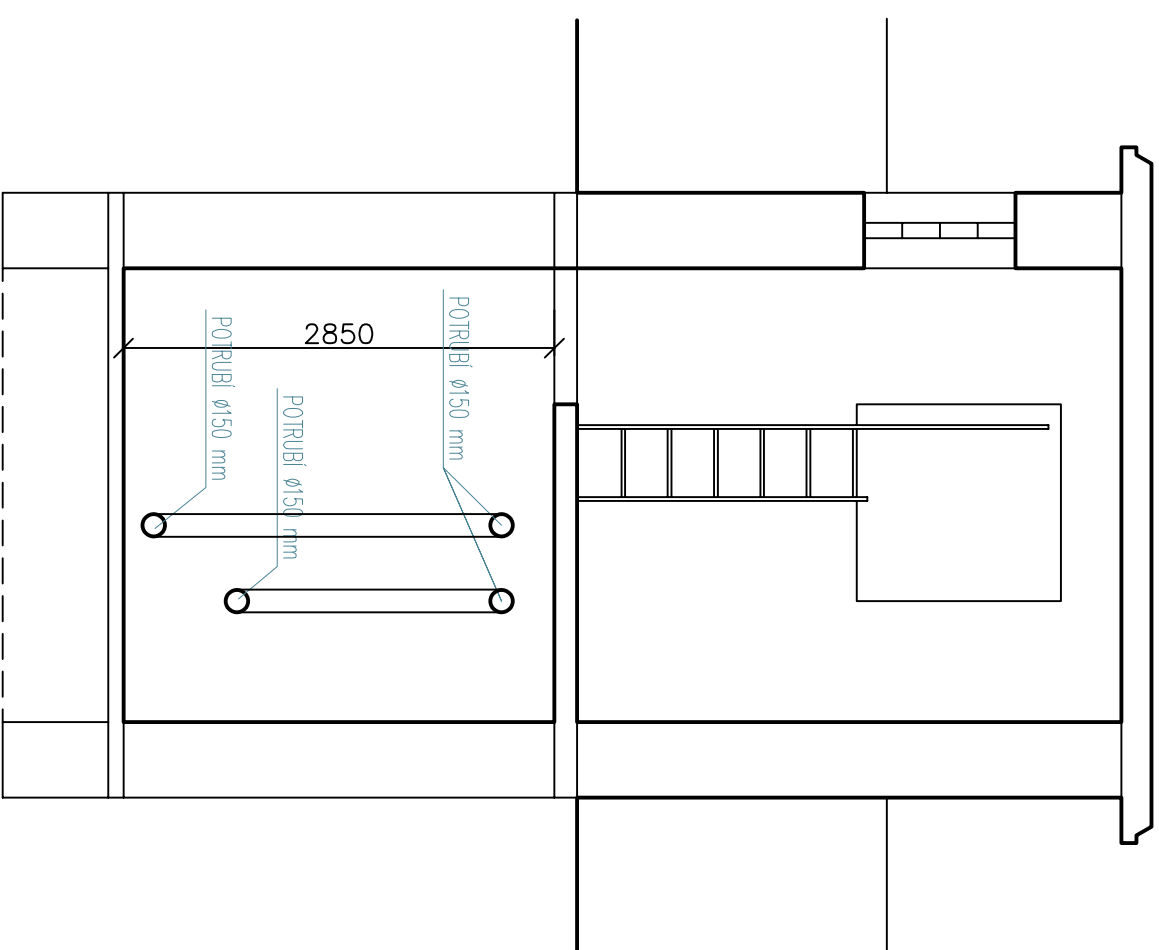

VÝŠKOVÝ SYSTÉM : BpV, SOUŘADNICOVÝ SYSTÉM : JTSK

| | | | |
|-------------------|--|--|------------|
| PROJEKTANT: | AUTOR PROJEKTU : | | |
| Hydroelko, s.r.o. | Ing. Petr Elknér | | |
| Vřlovka 68 | ODPOVĚDNÝ PROJEKTANT: | | |
| 742 35 Odry | Ing. Petr Elknér | | |
| tel. 777 200 718 | VYPRACOVAL: | | |
| IČO: 05511071 | Ing. Jakub Uherek | | |
| PROJEKT: | Vodovod Tošovice - II. etapa | | |
| MÍSTO STAVBY: | Katastrální území Tošovice a Jerlochovice | | |
| STAVEBNÍK: | Město Odry, Masarykovo nám. 25, 742 35, Odry, IČ: 00298221 | | |
| ČÁST PD: | D2.2 | S0 02 - Stavební úprava vodotěmu, parc. č. 1229/2, k.ú. Tošovice | STUPEŇ PD: |
| OBSAH VÝKRESU: | Stávající stav - Schéma vystrojení | | |
| MĚŘÍTKO: | 1:50 | ČÍSLO VÝKRESU: | D2.2.b06 |
| | | DATUM: | 05/2025 |
| | | PARÉ: | |