



DETAIL ARMATURNÍ ŠACHTY AŠ2


PŮDORYS ŠACHTY

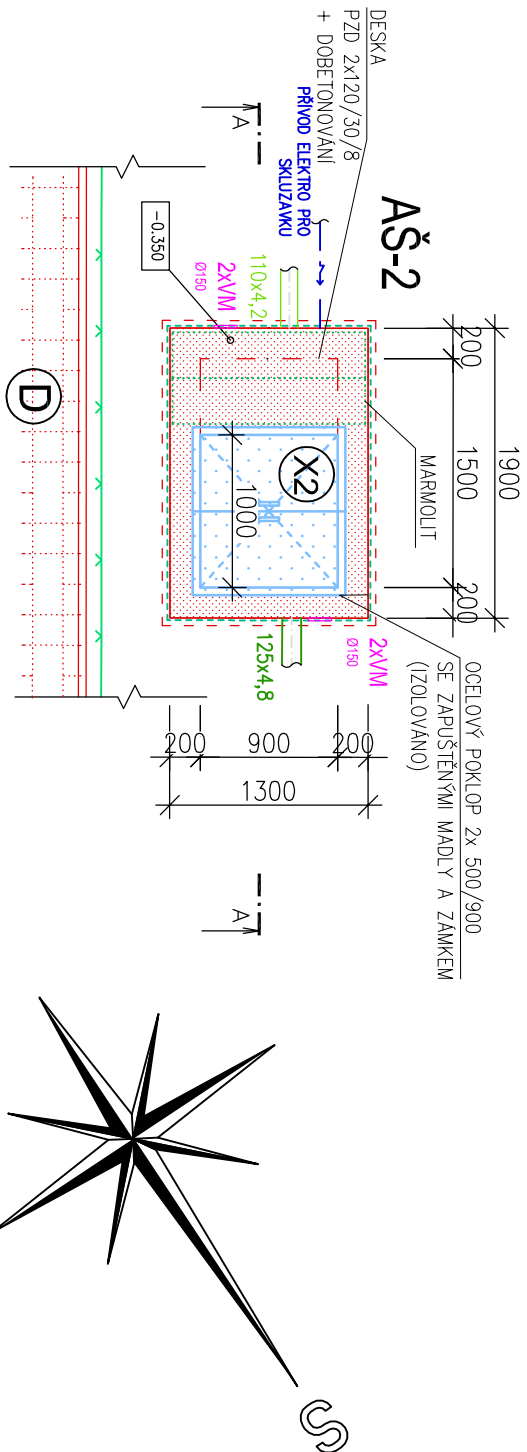

PŮDORYS DNA ŠACHTY

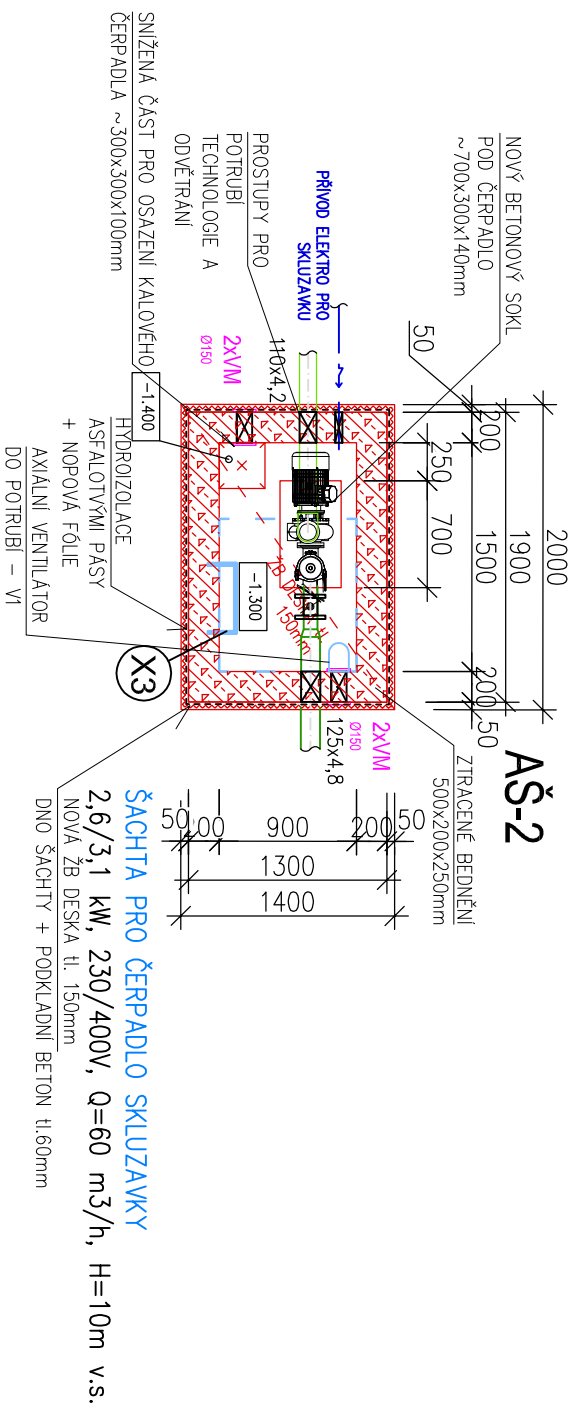

ŘEZ A-A

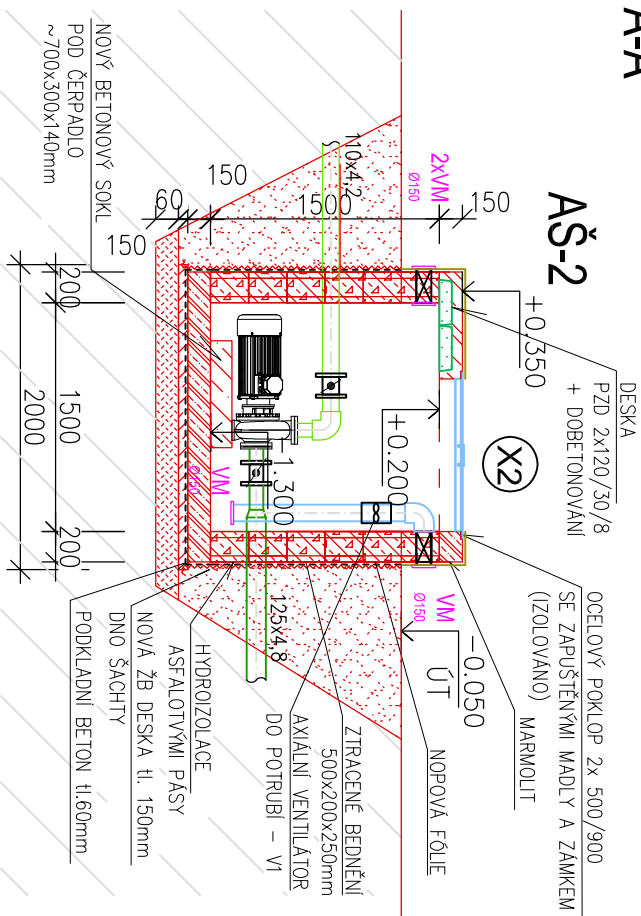

POZN. Výkopové práce musejí být prováděny s ohledem na přítomnost stávajících funkčních rozvodů, které budou ponechány – přepady ze žlábků, sání ze dna, kanalizace atd.

POZN. VÝŠKOVÉ KÓTY BUDOU UPŘESNĚNY BĚHEM PROVÁDĚCÍCH PRACÍ

LEGENDA:

- NOVÉ K-CE (ŽELEZOBETON)
- NOVÉ K-CE (BETON)
- NOVÉ K-CE
- PODSYP
- NOVÉ OCELOVÉ KONSTRUKCE
- ZTRACENÉ BEDNĚNÍ 500x200x250mm
(VYBARVOVANÉ A VYLITÉ BETONEM)

AŠ-2 - NOVÁ ARMATURNÍ ŠACHTA PRO ČERPADLO

- D**
- SKLADBA D – DLÁŽDĚNÁ PLOCHA
- ZÁMKOVÁ DLÁŽBA
 - LOŽE ŠTERKODŮ†
 - PODKLAD ŠTERKODŮ†
- (dle původního řešení)
- (8/16mm, 11/22mm, 16/32mm)
- GEOTEXTILIE
- ZEMNÍ PLÁŇ
- 60mm
40mm
~250mm
- 300g/m²

ŠACHTA

Material: beton C20/25 XC2-S3,
betonářská výztuž B 500B (10 505R)
v KAŽDÉ PODELNÉ SPÁŘE 2 x R10
R12 SVSLE PO 250 mm

LEGENDA POTRUBÌ :

- | | |
|---|---|
| | SÁNĚ BAZÉNOVÉ VODY PRO ATRAKCE – SKLUZAVKU |
| | VÝTLAK BAZÉNOVÉ VODY NA ATRAKCE – SKLUZAVKU |
| | PŘÍPOJKA ELEKTRO PRO ČERPADLO SKLUZAVKY |

LEGENDA ZAŘÍZENÍ :

- Č1 ČERPADLO PRO SKLUZÁKU 1 2,6/3,1kW, 230/400V, Q=60 m³/h, H=10m v.s.
SAMONSAVACÍ ČERPADLO S PŘEDFILTREM, PŘIPOJENÍ 90/90
V1 PLASTOVÝ AXIÁLNÍ VENTILÁTOR DO POTRUBÍ Ø100
SS1 STĚNOVÉ SANI 3 ABS PLAST, připojení d90, stání 40m³/h,

DOPLNĚNÍ ATRAKCÍ - 11/2025

INVESTOR :	ZAK. ČÍSLO:	POR 05.03.2022
Město Odry	OBC :	ODRY
Masarykovo náměstí 16/25, 742 35 Odry	DATUM:	11/2025
	FORMÁT :	A3
STUPEŇ: PROJEKT	POČ. VYHOTOVENÍ :	6
STAVBA: Opravu bazénů, technologických rozvodů a zařízení na letním koupališti v Odrách		
ČÁST: D.1.2. STAVEBNÍ ČÁST		
NÁZEV VÝKRESU : DETAIL ARMATURNÍ ŠACHTY AŽ2		
	<div><div>PROJEKT • OBCHOD • REALIZACE</div><div>NA STAVBAŘIČI</div><div>PDR</div><div>PŘEROV</div></div> <div>MICHAL POSPÍŠIL +420 736 680 233 IČO 65912535 DIČ CZ 7404195678</div>	
	Sídlo: TUČÍN 148, 751 16 TUČÍN Kancelář: DENISOVA 2916/9, 750 02 PŘEROV	
	Zodp. proj.	Michal POSPÍŠIL
	Vypracoval	Vít VETĚŠNÍK
	Autoriz. osoba	ING. Z. TILLEROVA
	MĚŘÍTKO : M 1:50	Č. VÝKRESU : D.1.2. – 03Z