


PŮDORYS KROVU - CHLOROVNA, ZASTŘEŠENÍ FILTRŮ - NOVÝ STAV

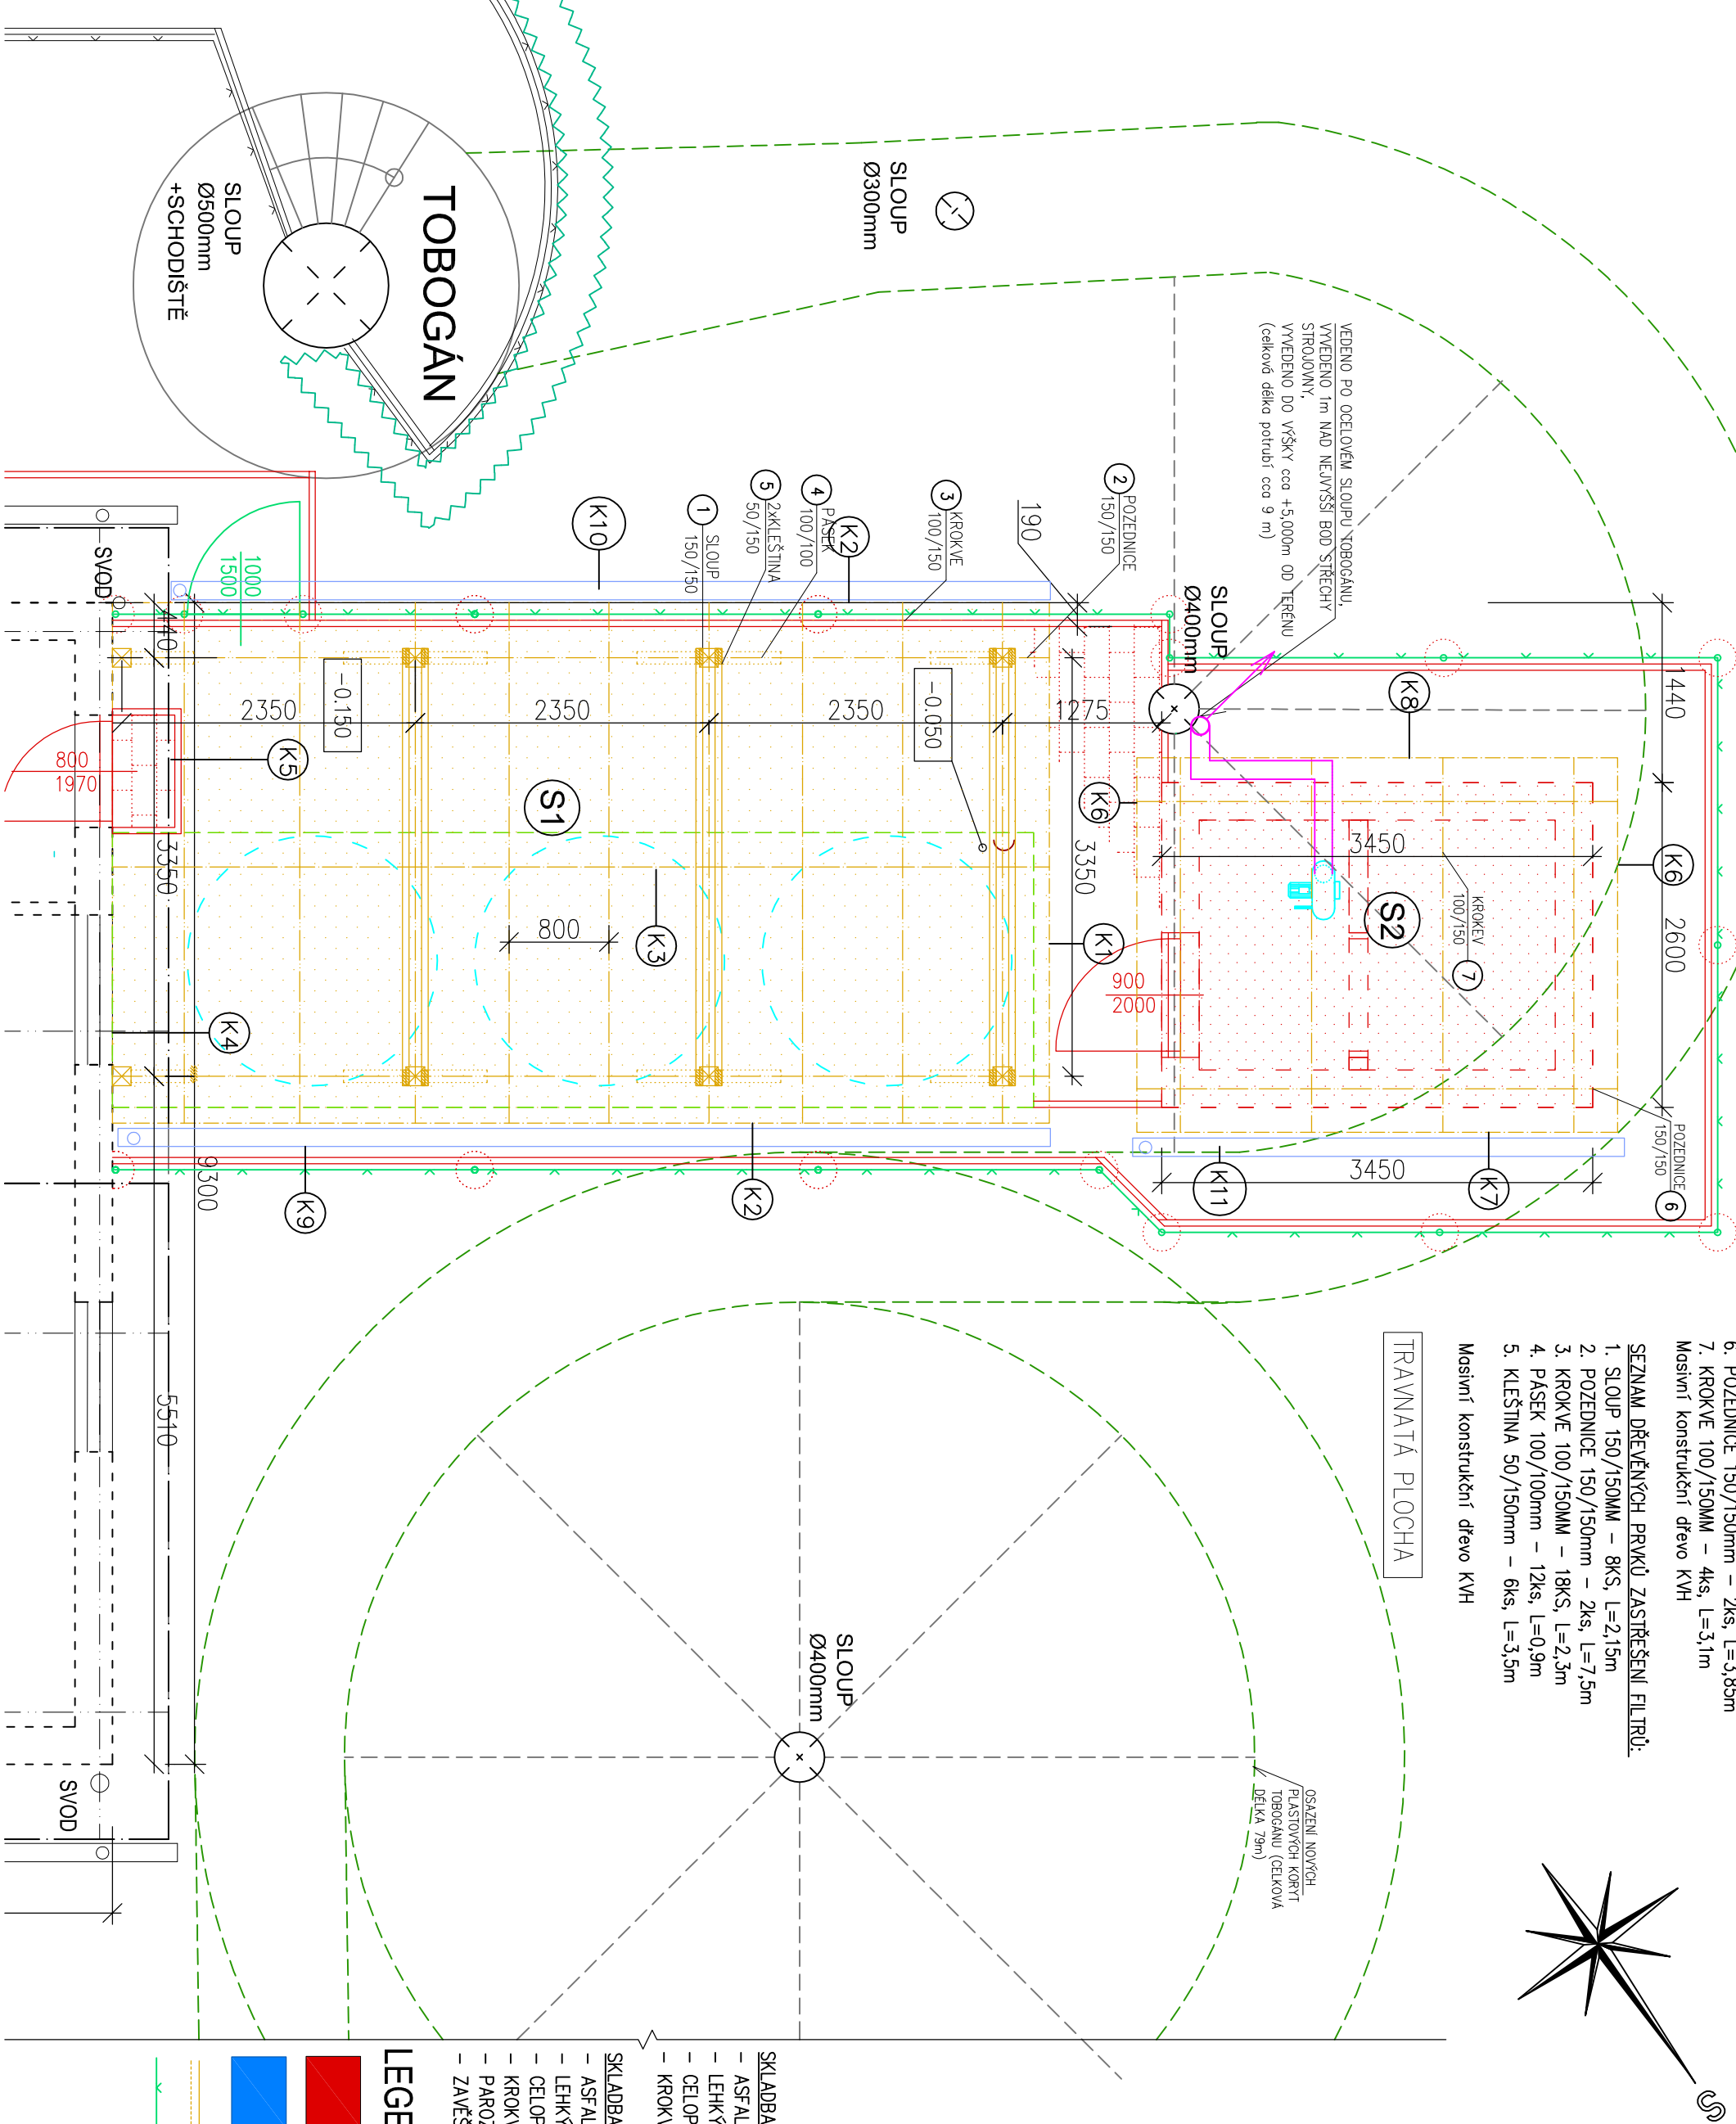

- SEZNAM DŘEVĚNÝCH PRVKŮ CHLOROVNA:
- 6. POZEDNICE 150/150mm – 2ks, L=3,85m
  - 7. KROKVE 100/150MM – 4ks, L=3,1m
- Masivní konstrukční dřevo KVH

- SEZNAM DŘEVĚNÝCH PRVKŮ ZASTŘEŠENÍ FILTRŮ:
- 1. SLOUP 150/150MM – 8KS, L=2,15m
  - 2. POZEDNICE 150/150mm – 2ks, L=7,5m
  - 3. KROKVE 100/150MM – 18KS, L=2,3m
  - 4. PÁSEK 100/100mm – 12ks, L=0,9m
  - 5. KLEŠTINA 50/150mm – 6ks, L=3,5m
- Masivní konstrukční dřevo KVH

TRAVNATÁ PLOCHA

OSAZENÍ NOVÝCH  
PLASTOVÝCH KORYT  
TOBOGÁNU (CELKOVÁ  
DĚLKA 79m)

POZN. PŘESNÉ VÝŠKOVÉ KÓTY BUDOU UPŘESNĚNY BĚHEM PROVÁDĚCÍCH PRACÍ

INVESTOR : Město Odry Masarykovo náměstí 16/25, 742 35 Odry	ZAK. ČÍSLO: POR 05.03.2022	<div><div>PROJEKT • OBCHOD • REALIZACE</div><div>VE STAVEBNICTVÍ</div><div><b>POR</b></div><div>PŘEROV</div></div> <div>Stálo: TUČIN 148, 751 16 TUČIN Kancelář: DENISOVA 2916/9, 750 02 PŘEROV</div>	MICHAL POSPÍŠIL +420 736 680 233 IČO 65912535 DIČ CZ 7404195678
	OBEC : ODRY		
	DATUM: 03/2022		
	FORMÁT : A3		
STUPEŇ: PROJEKT	POČ. VYHOTOVENÍ : 6	Zodp. proj.	Michal POSPÍŠIL
STAVBA: Opravu bazénů, technologických rozvodů a zařízení na letním koupališti v Odrách		Vypracoval	Vít VETEŠNÍK
ČAST: D.1.2. STAVEBNÍ ČÁST		Autoriz. osoba	ING. Z. TILLEROVA
NÁZEV VÝKRESU : PŮDORYS KROVU – CHLOROVNA, ZASTŘEŠENÍ FILTRŮ – NOVÝ STAV		MĚŘÍTKO : M 1:50	Č. VÝKRESU : D.1.2. – 11

- SKLADBA S1 – STŘECHA
- ASFALTOVÝ ŠINDEL
  - LEHKÝ ASFALTOVANÝ PÁS
  - CELOPLOŠNÉ BEDNĚNÍ – OSB DESKY tl. 24 mm
  - KROKVE 100/150mm + TĚPELNÁ IZOLACE MV tl.150mm
  - PAROZABRANA
  - ZAVĚŠENÝ STŘOP – SÁDROKARTONOVÝ PODHLED (PROTIPOŽÁRNÍ)

- SKLADBA S2 – STŘECHA
- ASFALTOVÝ ŠINDEL
  - LEHKÝ ASFALTOVANÝ PÁS
  - CELOPLOŠNÉ BEDNĚNÍ – OSB DESKY tl. 24 mm
  - KROKVE 100/150mm + TĚPELNÁ IZOLACE MV tl.150mm
  - PAROZABRANA
  - ZAVĚŠENÝ STŘOP – SÁDROKARTONOVÝ PODHLED (PROTIPOŽÁRNÍ)

LEGENDA:

- NOVÝ STAV
- ZPĚTNÁ MONTÁŽ
- NOVÉ DŘEVĚNÉ K-CE
- NOVÉ OPLOČENÍ
- (DRÁTĚNÉ PLETIVO, V=1000/1500mm)