

PŮDORYS 1.PP - STROJOVNA TECHNOLOGIE - BOURACÍ PRÁCE

TOBOGÁN

SLOUP
Ø500mm
+SCHODIŠTĚ

POZN. V TĚTO ČÁSTI SE
MOHOU NACHÁZET ZBYTKY
PŮVODNÍ BET. JIMKY


VÝKOPY PRO DEMONTÁŽ A
NOVOU MONTÁŽ ROZVODŮ
TECHNOLOGIE A OPRAVU
HYDROIZOLACE OBJEKTU

VYBOURÁNÍ STAVAJÍCÍHO
BET. ZÁKLADU PRO
KOTVENÍ TOBOGÁNU
(cca. ø600, H=1200mm)
VČ. DEMONTÁŽE OCELOVÉ
PODPÍRÁNÉ K-CE)

VYBOURÁNÍ STAVAJÍCÍHO
BET. ZÁKLADU PRO
KOTVENÍ TOBOGÁNU
(cca. ø600, H=1200mm)
VČ. DEMONTÁŽE OCELOVÉ
PODPÍRÁNÉ K-CE)

VYBOURÁNÍ STAVAJÍCÍCH
PLASTOVÝCH KORYT
TOBOGÁNU (CELKOVÁ
DĚLKA 79m)

VYBOURÁNÍ
BAZÉNOVÉ FÓLIE
VČ. GEOTEXTILIE

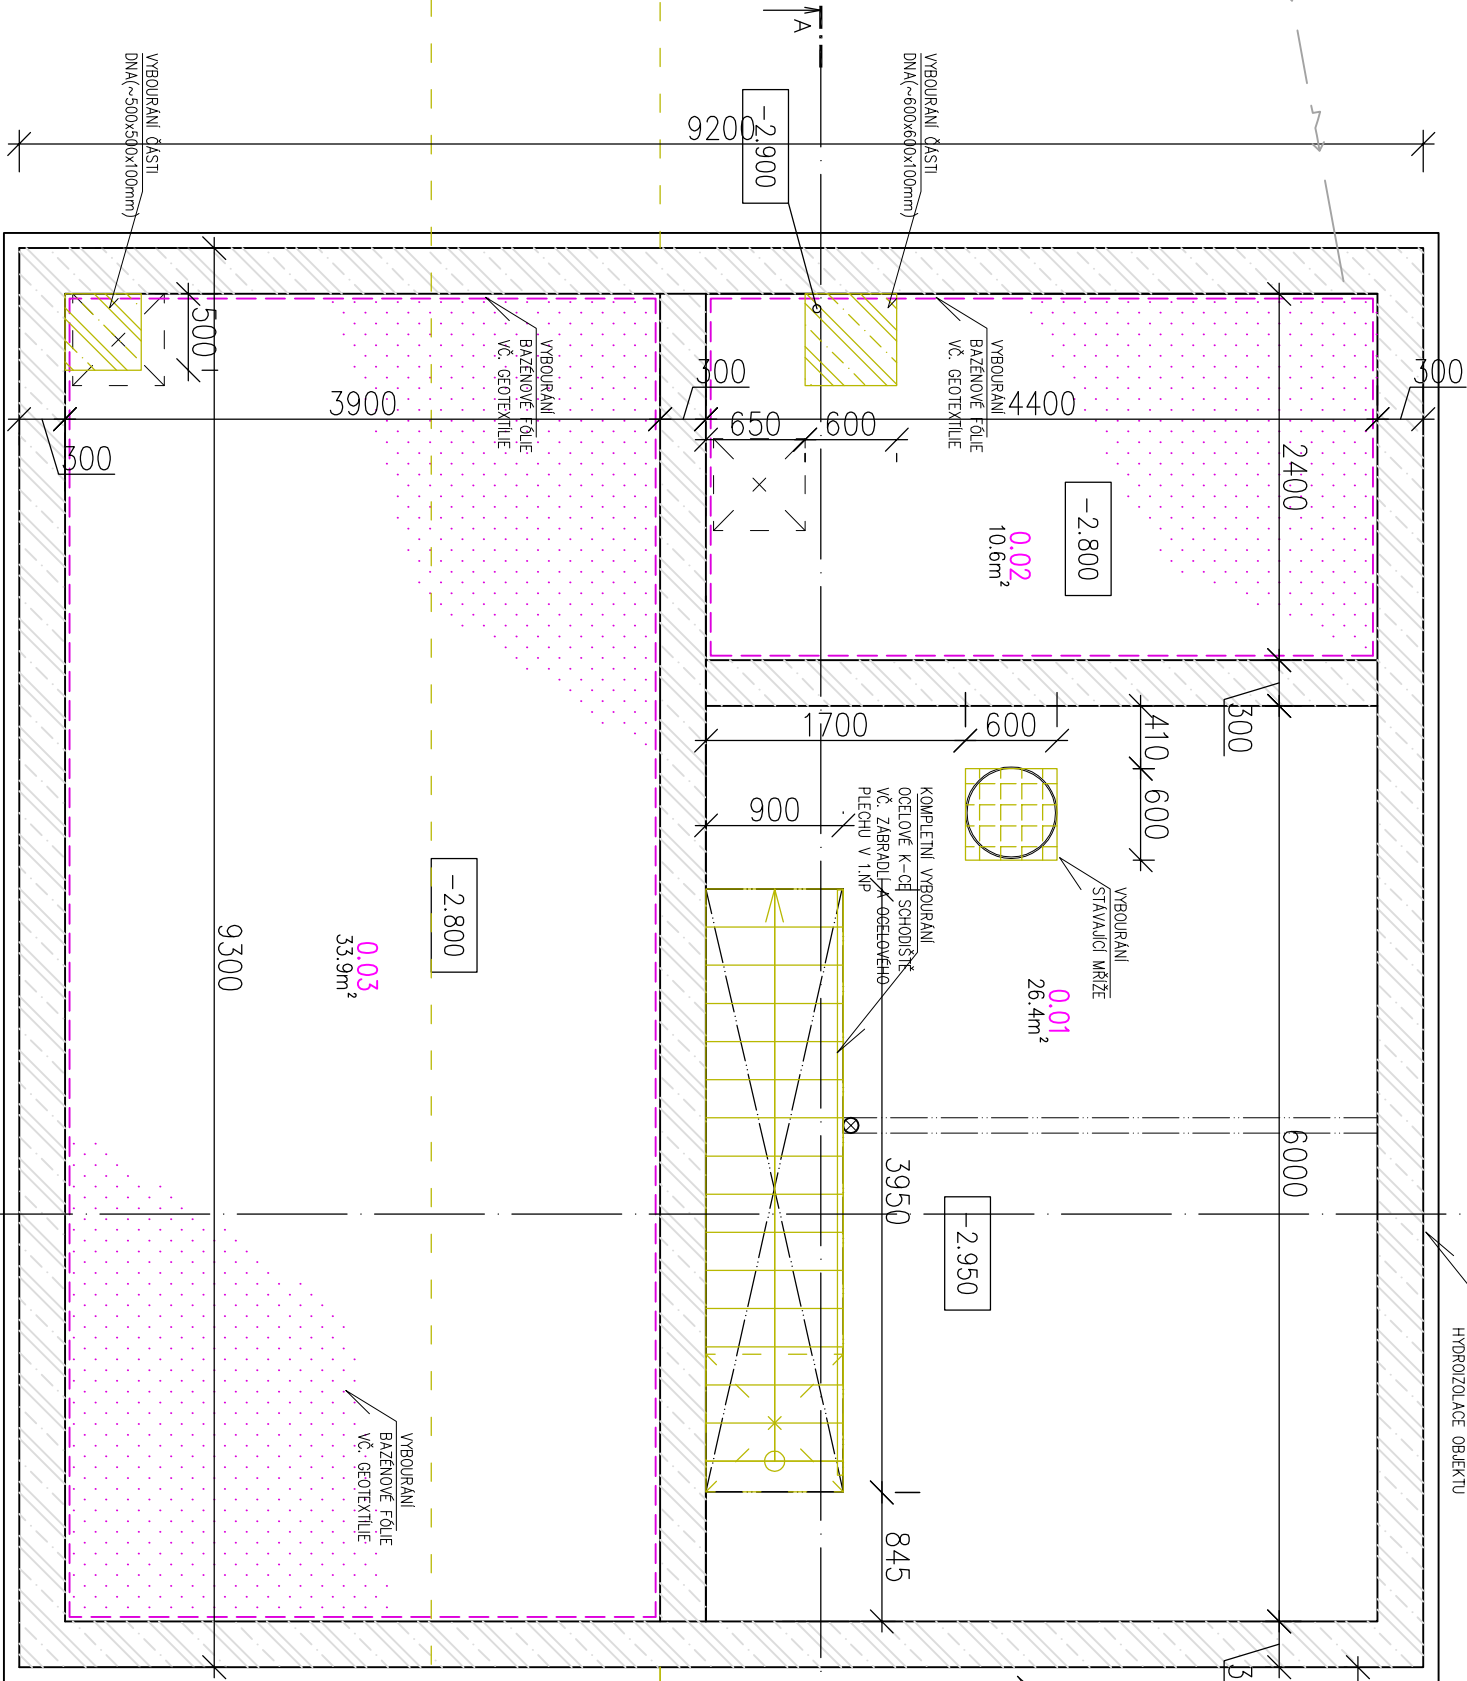

Tabulka místností			
Číslo	Jméno	Plocha	Výška
0.01	STROJOVNA – ČERPADLA	26,4	2,6
0.02	DECHLORAČNÍ JIMKA	10,56	2,5
0.03	AKUMULAČNÍ JIMKA	33,93	2,5

LEGENDA ZNAČENÍ :

- BOURACÍ PRÁCE
- DEMONTÁŽ
- STÁVAJÍCÍ KONSTRUKCE
- VYBOURÁNÍ STAVAJÍCÍ BAZÉNOVÉ FÓLIE VČ. GEOTEXTILIE

POZN. PŘESNÉ VÝŠKOVÉ KÓTY BUDOU UPŘESNĚNY BĚHEM PROVÁDĚCÍCH PRACÍ

INVESTOR : Město Odry Masarykovo náměstí 16/25, 742 35 Odry	ZAK. ČÍSLO: POR 05.03.2022	<div><div>PROJEKT • OBECNO • REALIZACE</div><div>POR</div><div>PRŮŘEV</div></div>	MICHAL POSPÍŠIL +420 736 680 233 IČO 65912535 DIČ CZ 7404195678
	OBEČ : ODŘY		
	DATUM: 03/2022		
	FORMÁT : A3		
STUPEŇ: PROJEKT	POČ. VYHOTOVENÍ : 6	Středo: TUČN 148, 751 16 TUČN Kancelář: DENISOVA 2916/9, 750 02 PŘEROV	
STAVBA: Opravu bazénů, technologických rozvodů a zařízení na letním koupališti v Odřích			
ČÁST: D.1.2. STAVEBNÍ ČÁST			
NÁZEV VÝKRESU : PŮDORYS 1.PP – STROJOVNA TECHNOLOGIE – BOURACÍ PRÁCE			
		Zodp. proj.: Michal POSPÍŠIL	
		Vypracoval: Vít VETEŠNÍK	
		Autoriz. osoba: ING. Z. TILEROVA	
		MĚŘÍTKO : M 1:50	
		Č. VÝKRESU : D.1.2. – 04	