


3.NP

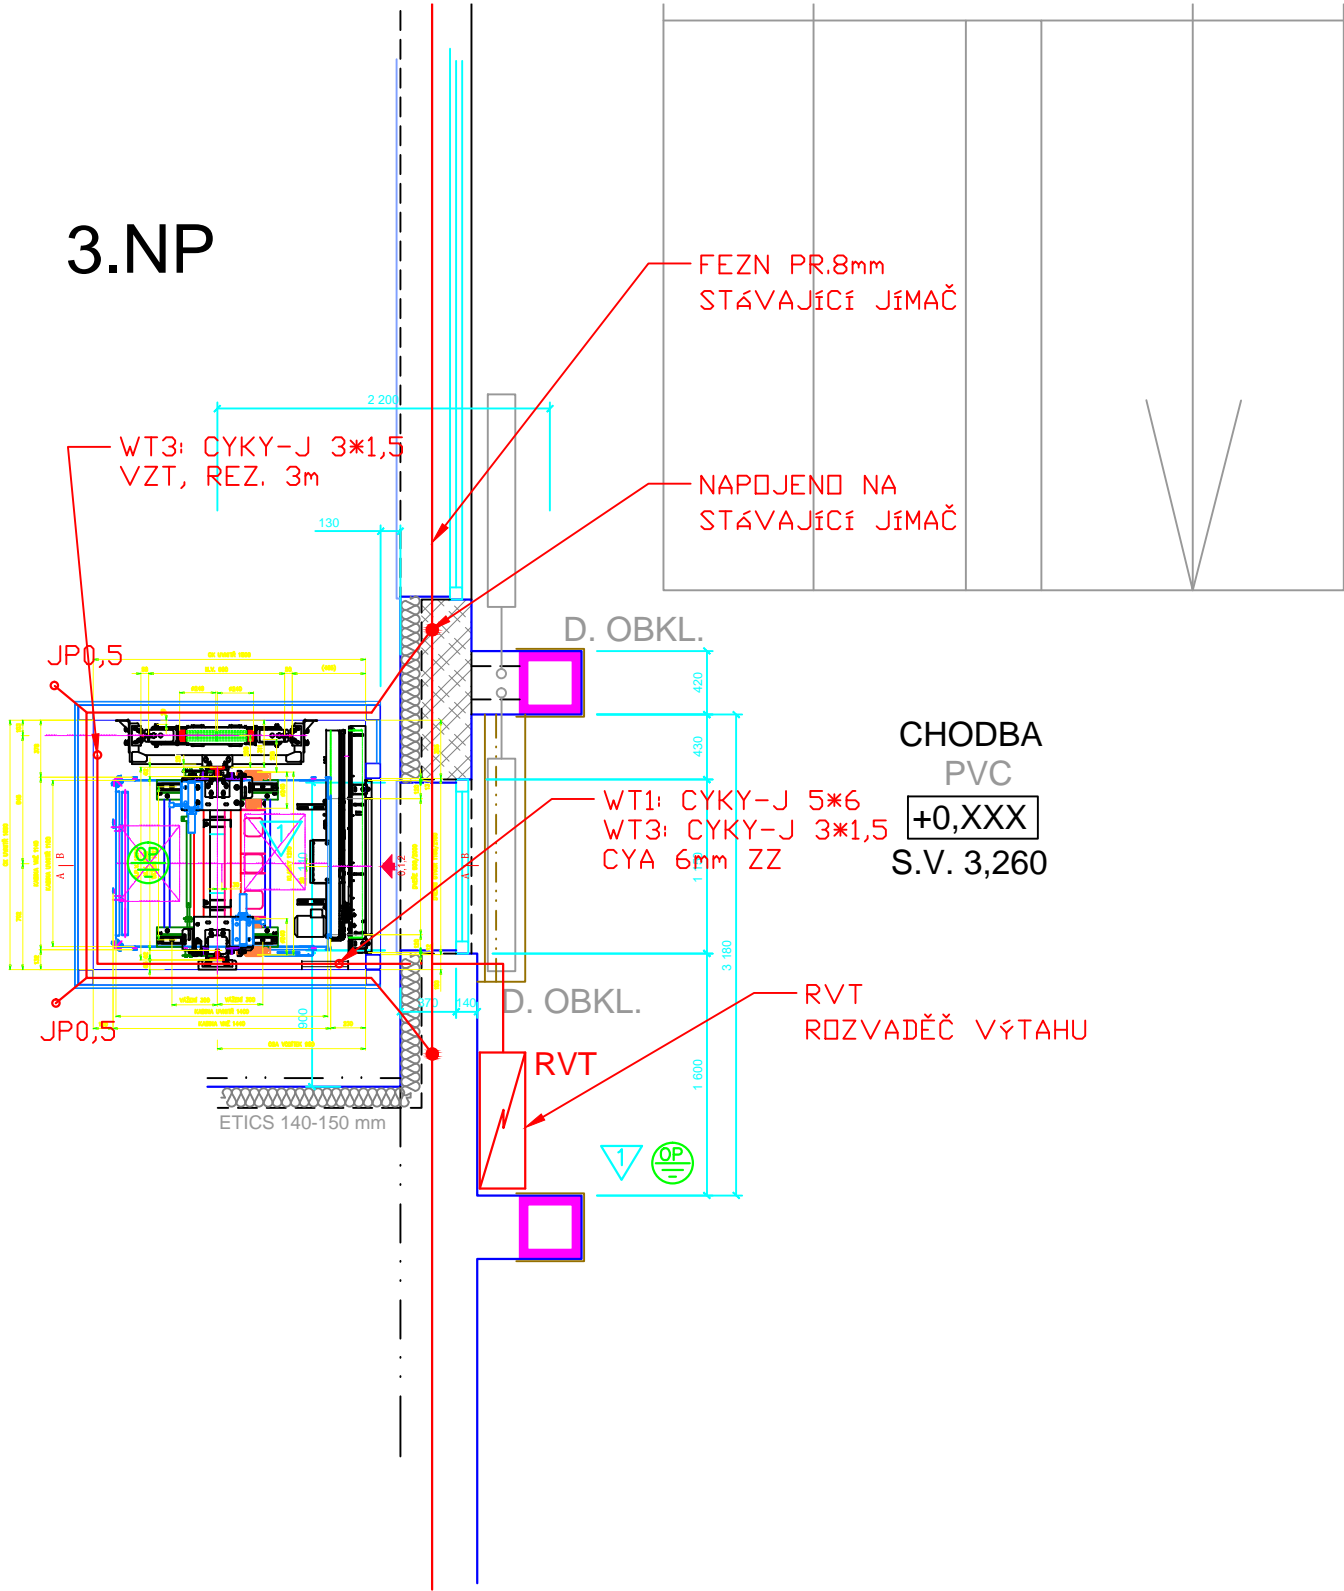

Kabely budou instalovány v instalačních zónách dle ČSN 33 2130 ed.3, všechna odbočení budou prováděna kolmo.

Uložení kabelových a ostatních vedení je nutno provést v souladu s ČSN 33 2000–5–52 ed.2 a dalších dotčených ČSN.

Hlavní trasy kabelového vedení budou provedeny v kabelových žlabech nebo ve zdech

Prostupy mezi jednotlivými požárními úseky budou opatřeny protipožárními ucpávkami.

Doplňující ochranné pospojování vodičem CY 6, žž. K ochrannému pospojování budou napojeny: kabelové žlaby a konstrukce.

Vlastnosti použitých instalačních přístrojů jsou uvedeny ve specifikaci materiálů.


OCHRANA PŘED ÚRAZEM ELEKTRICKÝM PROUDEM DLE ČSN 33 2000–4–41:
– ODPOJENÍM OD ZDROJE
– UZEMNĚNÍM
– POSPOJOVÁNÍM
– PROUDOVÝMI CHRÁNIČI
– PŘÍPADNÉ DALŠÍ ZPŮSOBY OCHRANY, PŘEDEPSANÉ VÝROBCI POUŽITÉHO EL. ZAŘÍZENÍ
ROZVODNÁ SOUSTAVA: 3+N+PE AC ~50Hz, 400V / TN–C–S

Vnitřní prostory s regulovanou teplotou dle NM 1.1

Stanovení základních charakteristik dle ČSN 33 2000–3 je uvedeno v textové části dokumentace.

Prostory s ochranným pospojováním

2.NP

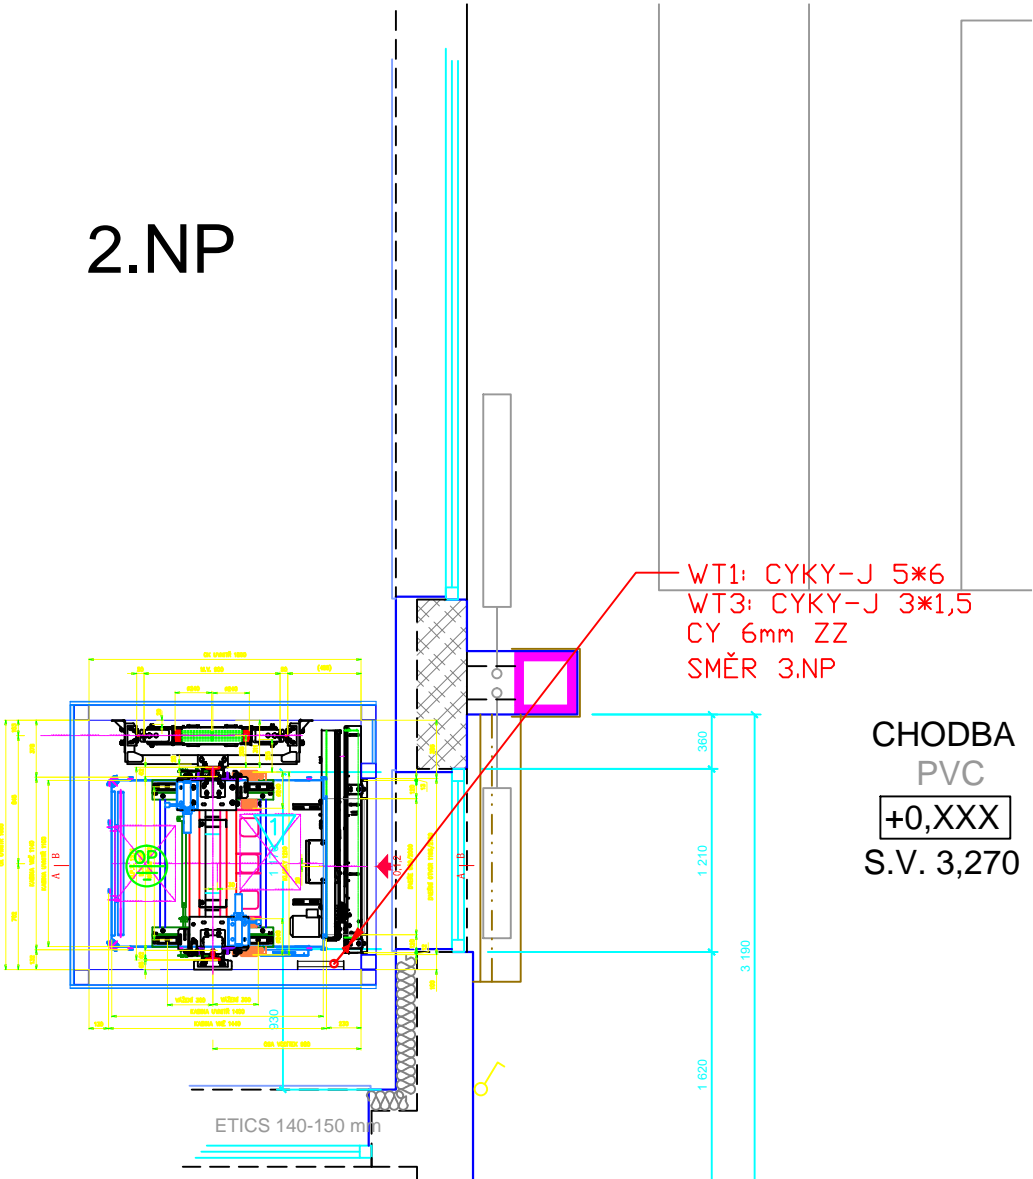

OZNAČENÍ REVIZE	PŘEDMĚT REVIZE	DATUM REVIZE	REVIZI PROVEDL
-----------------	----------------	--------------	----------------

Souřadný systém : JTSK

Výškový systém : BpV

± 0,000 = 1.NP = 496,43 m.n.m

<small>PROJEKTSTUDIO EUCZ, s.r.o. - nositel všech práv autorských. Obsah tohoto dokumentu, výrobky a návrhy řešení na nich zobrazené požívají jako autorské dílo ochrany dle zákona č. 121/2000 Sb. (autorský zákon). Originál tohoto dokumentu, výrobky a návrhy řešení na něm zobrazené (dále jen "autorské dílo") jsou majetkem: PROJEKTSTUDIO EUCZ, s.r.o. Předmětné autorské dílo ani jeho části nesmí být žádným způsobem v rozporu s ustanoveními autorského zákona a bez udělení licence ze strany nositele majetkových autorských práv či v rozporu s podmínkami takové licence užito ani poskytnuto třetí osobě.</small>			GENERÁLNÍ PROJEKTANT (ZHOTOVITEL)	
ZODPOVĚDNÝ PROJEKTANT	MANAŽER PROJEKTU ING. ARCH. DAVID KOTĚK	PROJEKTANT ING. MARTIN ŠTEFEK	PROJEKTSTUDIO® PROJEKTSTUDIO EUCZ, s.r.o. Opavská 6230/29a, 708 00 Ostrava tel./fax: 596 911 126 e-mail: info@projektstudio.cz IČ: 27787443 www . P R O J E K T S T U D I O . c z	
	HLAVNÍ INŽENÝR PROJEKTU ING. PAVEL NITRA	VYPRACOVAL ING. MARTIN ŠTEFEK		
	ZODPOVĚDNÝ PROJEKTANT ING. MARTIN ŠTEFEK	KONTOLOVAL		
STAVEBNÍK (OBJEDNATEL) MĚSTO ODRY, MASARYKOVO NÁM. 16/25, 742 35 ODRY			ZPRACOVATEL ČÁSTI PD	
MÍSTO STAVBY ZŠ POHOŘSKÁ ODRY, ul. POHOŘSKÁ / SKŘIVÁNCÍ; k.ú. ODRY, p.č. 577, st. 576			MIKO VÝTAHY, Ostrava	
NÁZEV STAVBY (DÍLO) REKONSTRUKCE DVOU UČEBEN A ZŘÍZENÍ BEZBARIÉROVÉHO PŘÍSTUPU ZŠ POHOŘSKÁ V ODRÁCH			DATUM	01_2017
STAVEBNÍ OBJEKT (SO) SO 01 - BEZBARIÉROVÝ VÝTAH SO 02 - ÚPRAVY UČEBEN č. 44 a 54			ZAKÁZKA č.	PS 16 235
ČÁST DOKUMENTACE ELEKTROINSTALACE			FORMÁT	
DOKUMENT DISPOZICE 2.NP A 3.NP			STUPEŇ PD DSP	PARÉ
			MĚŘÍTKO 1:100	
			ČÍSLO DOKUMENTU D.1.4.4-405	