




» ZAPOJENÍ ČERPADLA B7

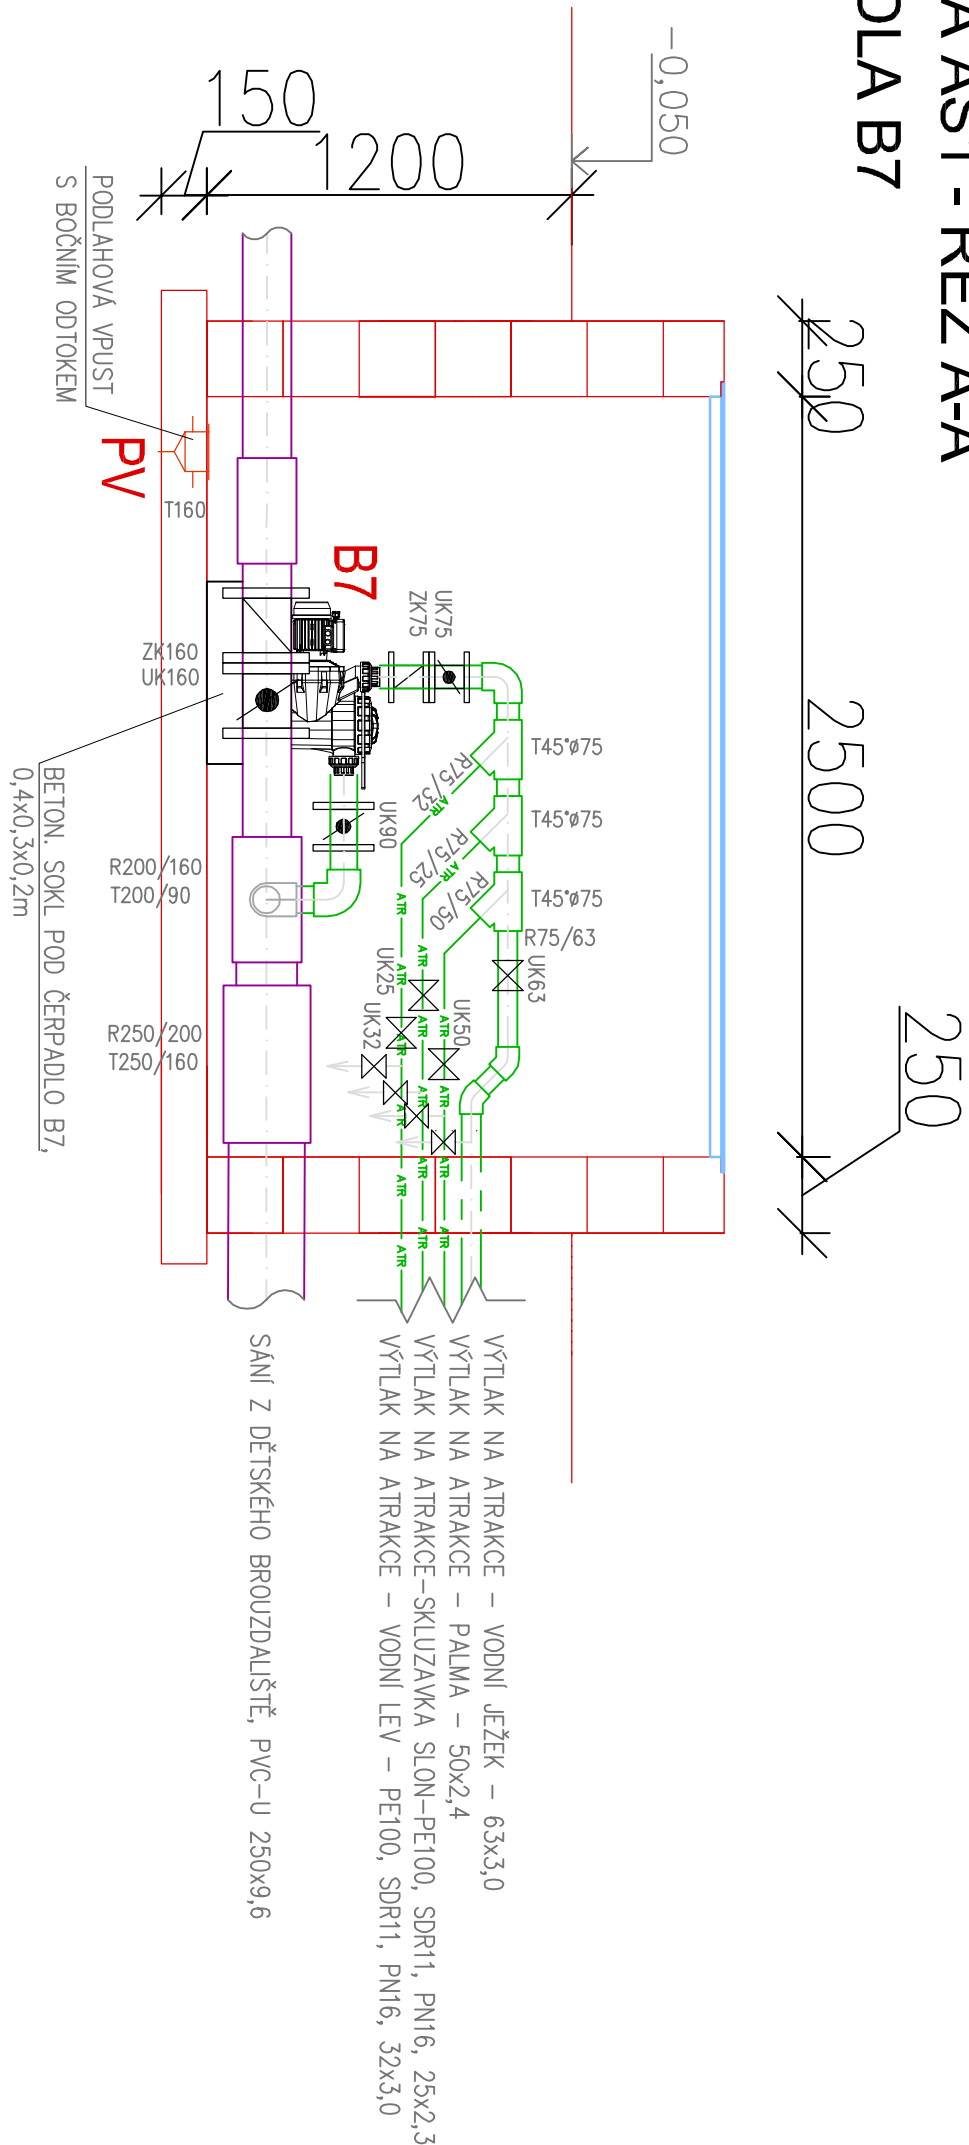


ARMATURNÍ ŠACHTA AŠ1 - ŘEZ A-A  
» ZAPOJENÍ ČERPADLA B8

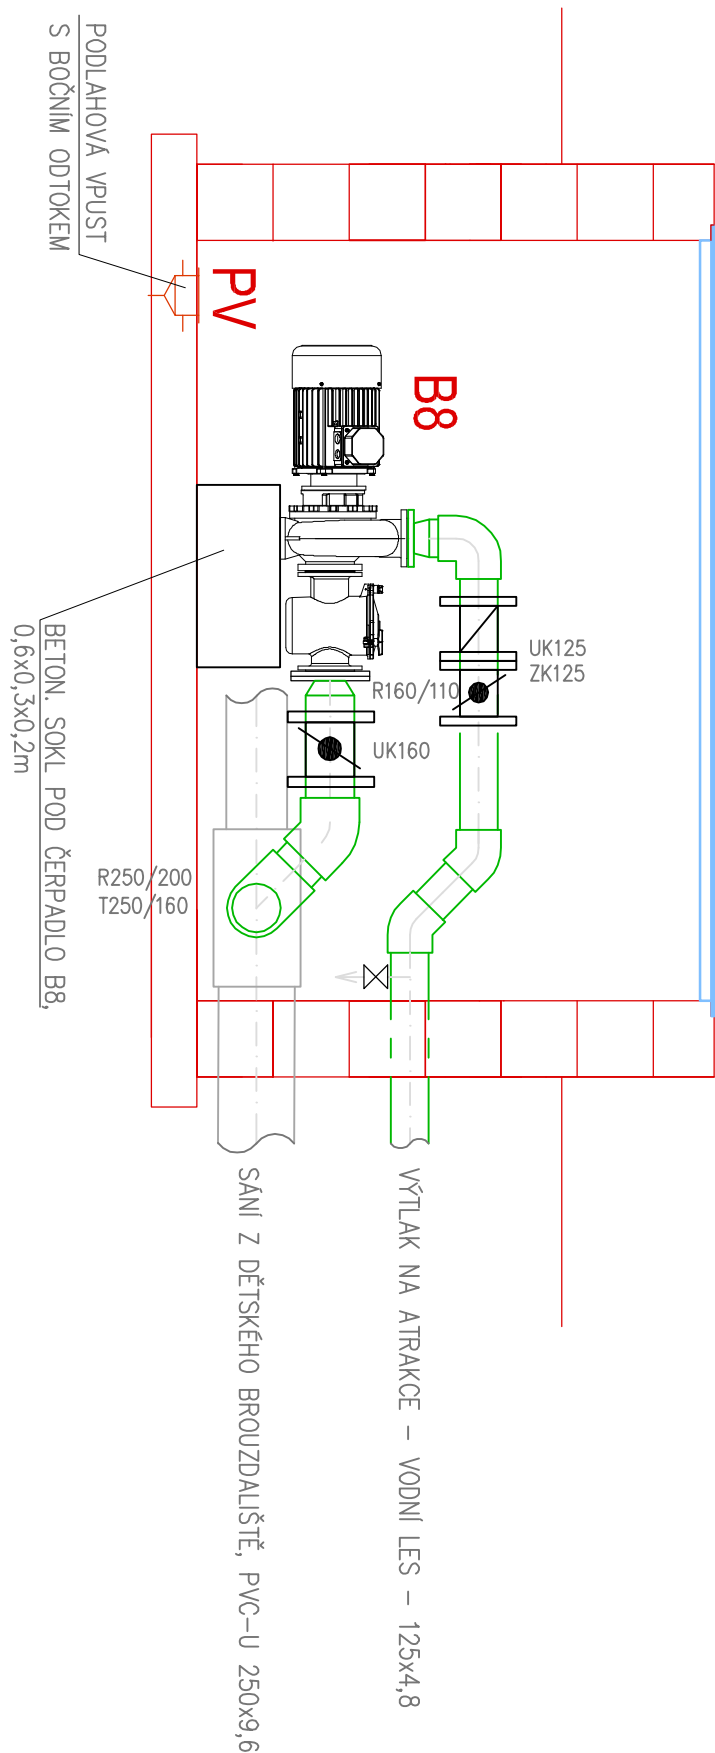

# ARMATURNÍ ŠACHTA AŠ1 - PŮDORYS

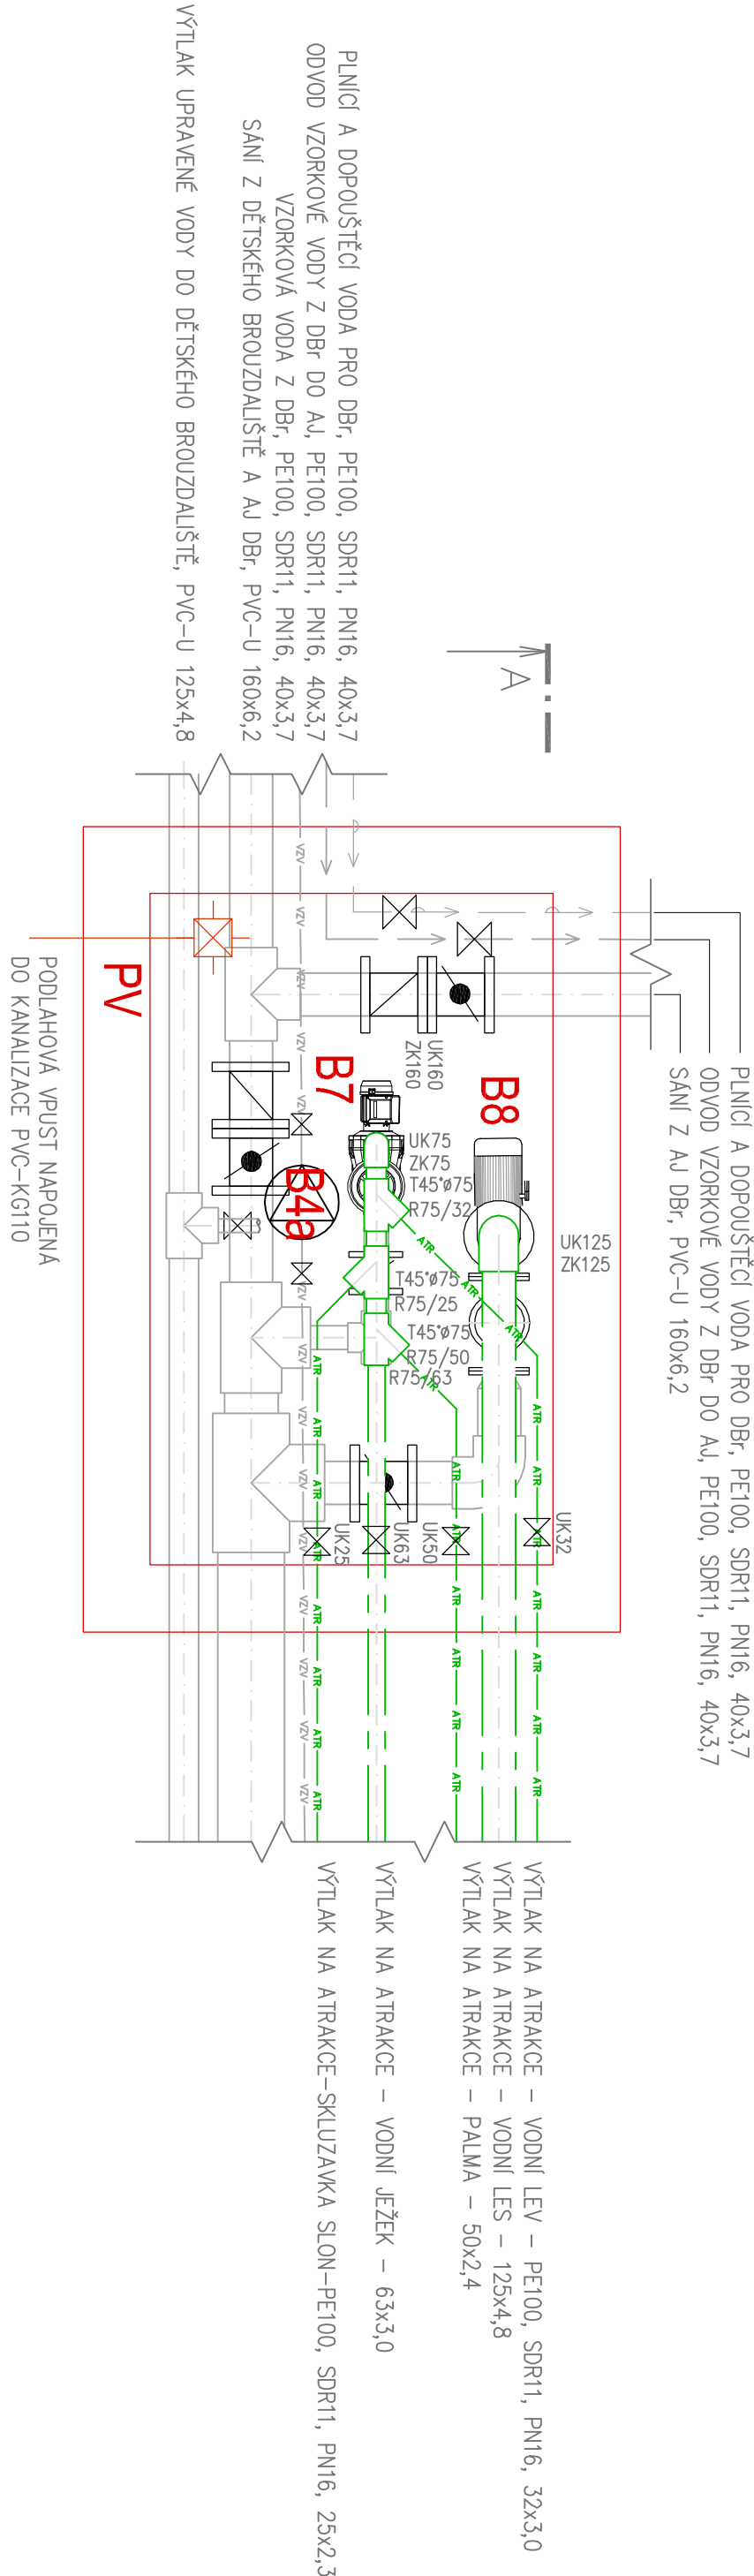

POTRUBÍ BUDE ULOŽENO NA DUSANÉ PÍSKOVÉ LOŽE O ŠÍŘE 10cm, 20cm NAD VRCHOL. TROUBY BUDE PŘEVEDEN DUSANÝ PÍSKOVÝ OBSYP. NA TUTO VĚSTVU BUDE ULOŽENA SIGNALIZAČNÍ FOLIE ČERVENÉ BARVY. ZBYTEK ZÁSTUPU BUDE PŘEVEDEN Z PROSTĚ. DUSANÉ A PROLETVANÉ VÝKOPOVÉ ZEMINY. POVRCH TERÉNU BUDE UPRAVEN DO PŮVODNÍHO STAVU.

INVESTOR :	ZAK. ČÍSLO:	POR 05.03.2022		MICHAL POSPÍŠIL
Město Odry	OBEČ :	ODRY		+420 736 680 233
Mosartovo náměstí 16/25,	DATAUM:	03/2022		IČO 65912535
742 35 Odry	FORMAT :	3x4		DIČ CZ 7404195678
STUPEŇ: PROJEKT	POČ. VYHOTOVENÍ :	6	Sídlo: TUŠÍN 148, 751 16 TUŠÍN	02 PŘEROV
STAVBA: Opravu bozénů, technologických rozvodů a zařízení na lehmím kospelšití v Odřích			Kancelář: DENISOVA 2916/9, 750 02 PŘEROV	
ČÁST: D.1.4. Technologická část			Zodp. proj.	Michal POSPÍŠIL
NAZEV VÝKRESU : A1, AŠI DĚTSKÉHO BROUZDAUŠTĚ			Vypracoval	Lucie Mosartíková
- PŮDORYS			Autoriz. osoba	ING. Z. TILLEROVA
			MĚŘÍTKO : M 1:25	Č. VÝKRESU : D.1.4. – 16