


PŮDORYS 1.NP - STROJOVNA TECHNOLOGIE - BOURACÍ PRÁCE

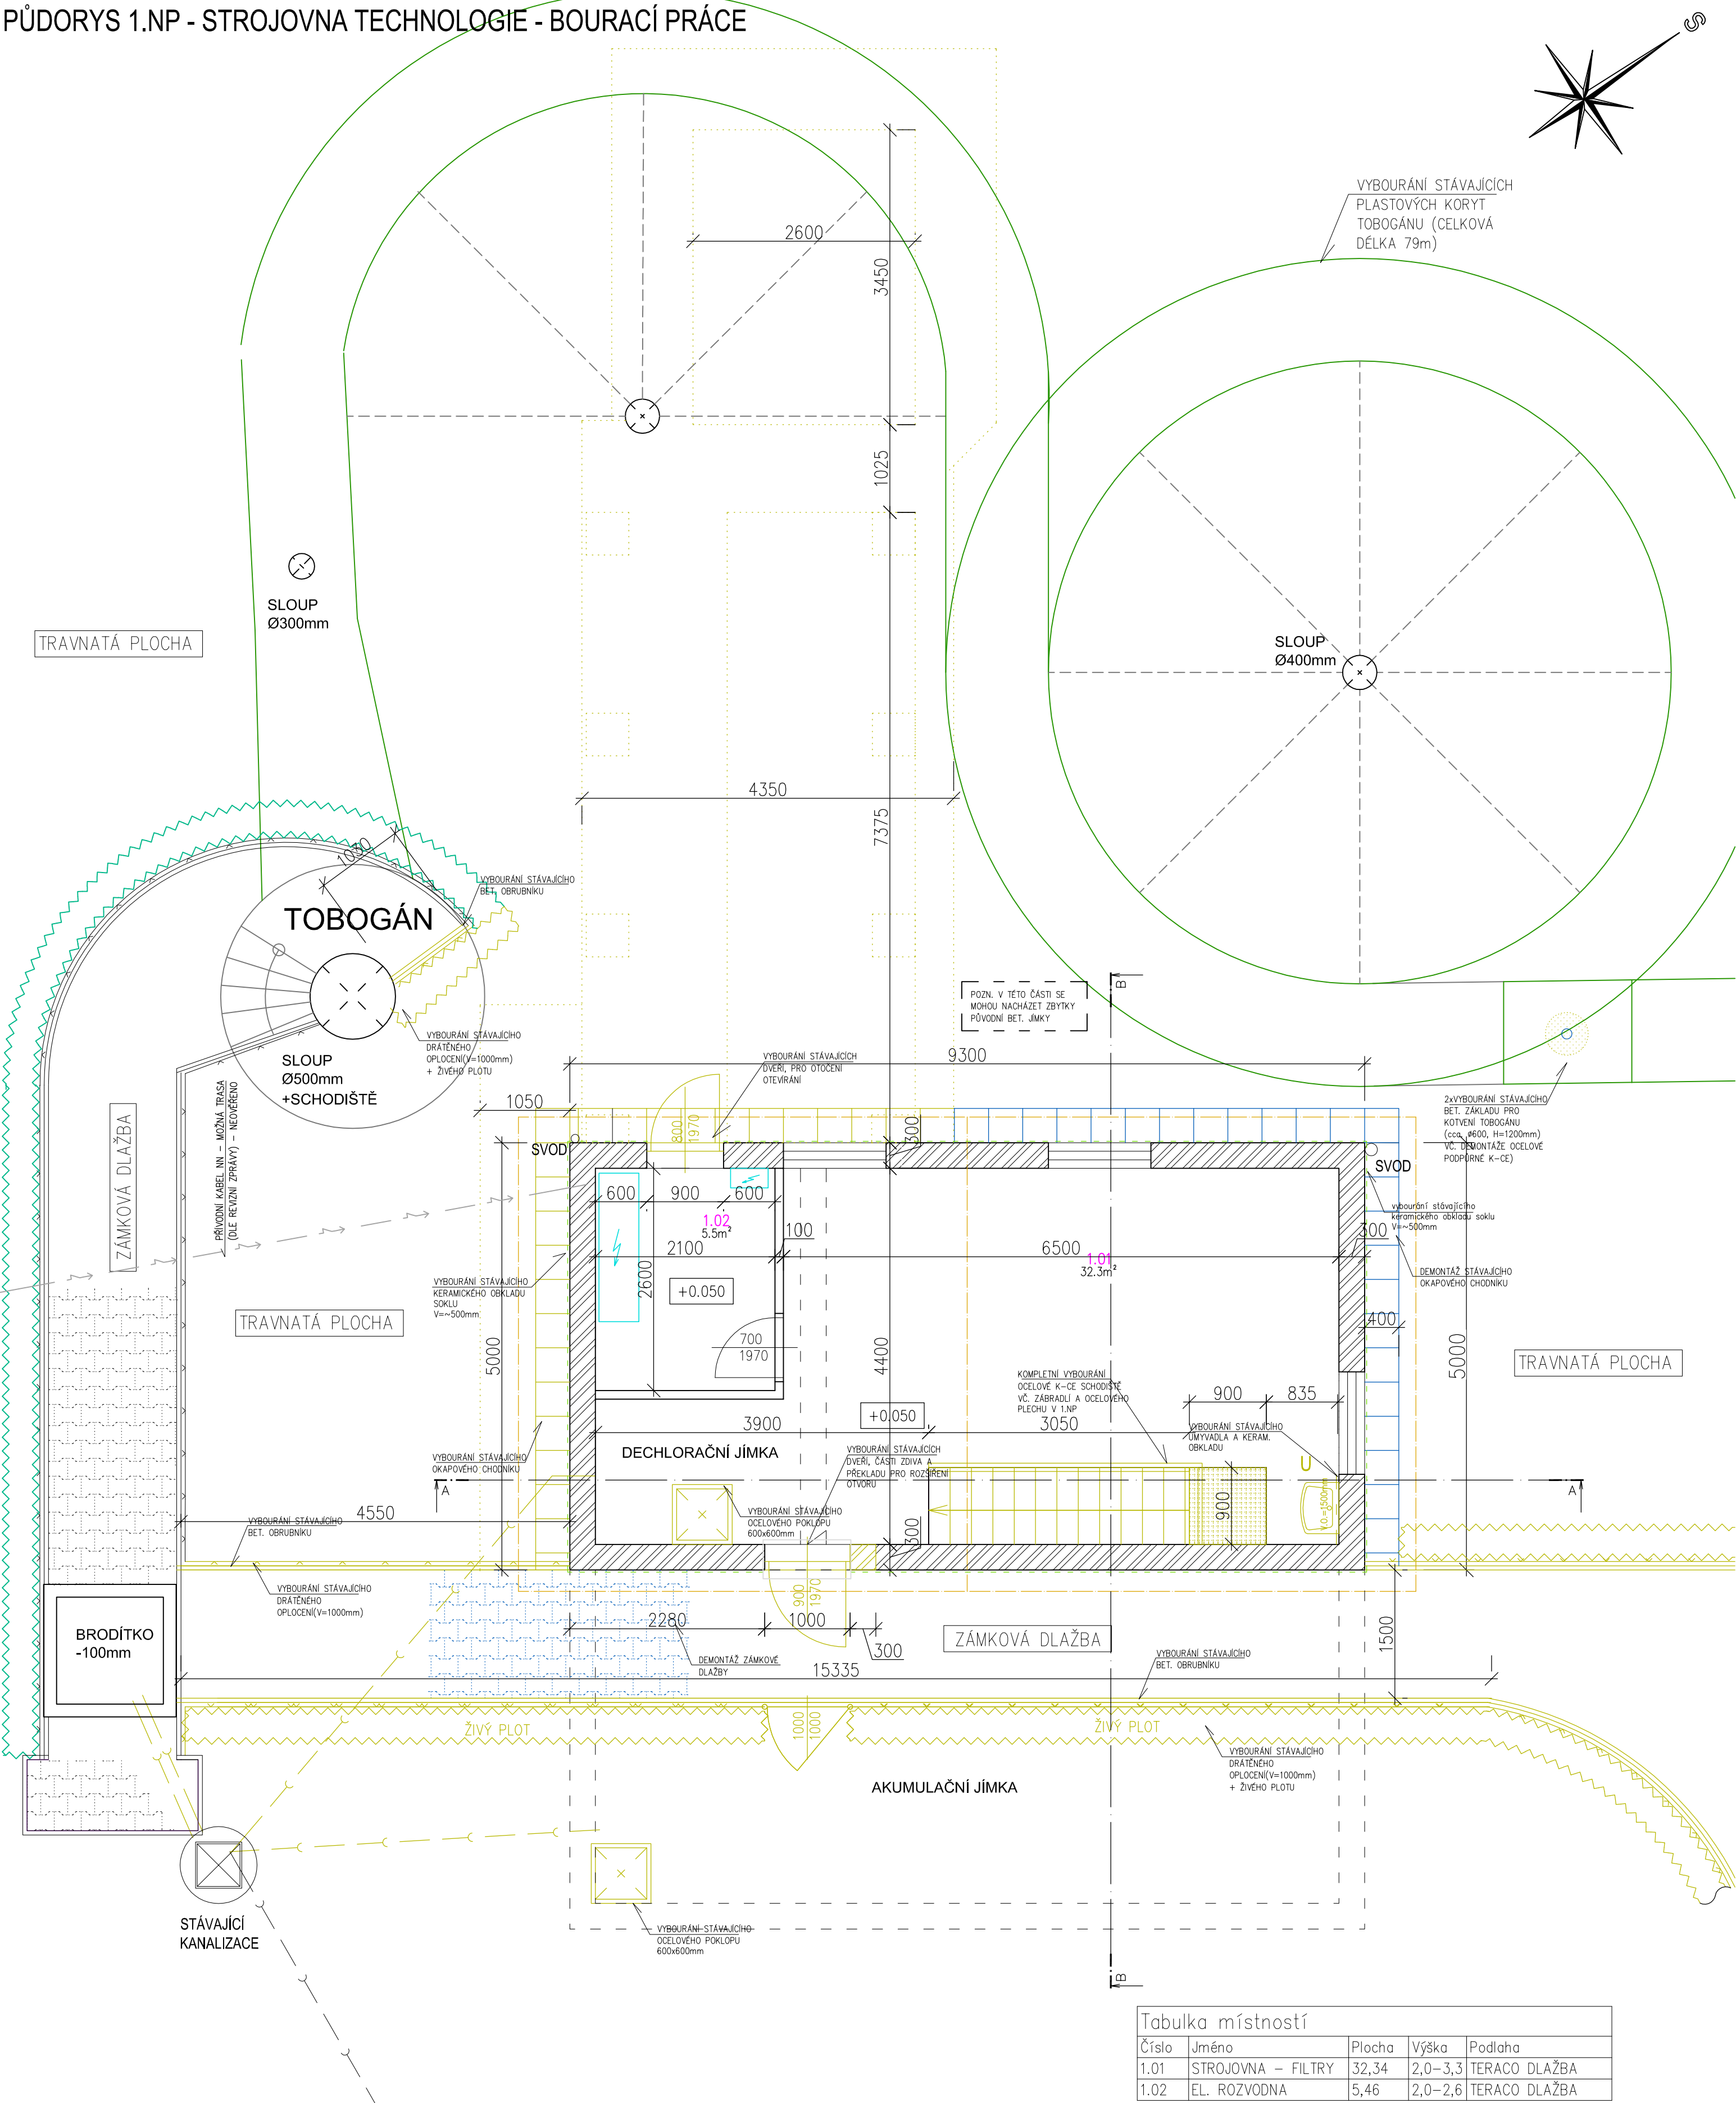

LEGENDA ZNAČENÍ :

- BOURACÍ PRÁCE
- DEMONTÁŽ
- STÁVAJÍCÍ KONSTRUKCE
- VYBOURÁNÍ STÁV. ŽB
- DEMONTÁŽ STÁVAJÍCÍ ZÁMKOVÉ DLAŽBY
- VYBOURÁNÍ STÁVAJÍCÍ BAZÉNOVÉ FÓLIE vč. GEOTEXTILIE

Tabulka místností				
Číslo	Jméno	Plocha	Výška	Podlaha
1.01	STROJOVNA – FILTRY	32,34	2,0–3,3	TERACO DLAŽBA
1.02	EL. ROZVODNA	5,46	2,0–2,6	TERACO DLAŽBA

POZN. PŘESNÉ VÝŠKOVÉ KÓTY BUDOU UPŘESNĚNY BĚHEM PROVÁDĚCÍCH PRACÍ

INVESTOR : Město Odry Masarykovo náměstí 16/25, 742 35 Odry	ZAK. ČÍSLO: POR 05.03.2022	<div>PROJEKT • OBNOVA • REALIZACE</div> <div>POR</div> <div>PŘEROV</div> <div><small>Sídlo: TUČN 148, 751 16 TUČN</small> <small>Kancelář: DENISOVA 2916/9, 750 02 PŘEROV</small></div>	MICHAL POSPÍŠIL +420 736 680 233 IČO 65912535 DIČ CZ 7404195678
	OBEC : ODRY		
	DATUM: 03/2022		
	FORMÁT : A2		
STUPEŇ: PROJEKT	POČ. VYHOTOVENÍ : 6	Zodp. proj.	Michal POSPÍŠIL
STAVBA: Oprava bazénů, technologických rozvodů a zařízení na letním koupališti v Odrách		Vypracoval	Vít VETEŠNÍK
ČÁST: D.1.2. STAVEBNÍ ČÁST		Autoriz. osoba	ING. Z. TILLEROVA
NÁZEV VÝKRESU : PŮDORYS 1.NP – STROJOVNA TECHNOLOGIE – BOURACÍ PRÁCE		MĚŘÍTKO : M 1:50	Č. VÝKRESU : D.1.2. – 03